



无锡市城归设计有限责任公司

WUXI CHENGGUI DESIGNING
INSTITUTE CO., LTD

国家建筑行业(建筑工程)甲级证书: A132017294


NATIONAL ARCHITECTURAL DESIGN LICENSE NO. A132017294

国家风景园林工程设计专项甲级证书: A132017294

NATIONAL LANDSCAPE ARCHITECTURE DESIGN LICENSE NO. A132017294


国家古建筑修缮保护证书: 文物设丙字J50103008

NATIONAL HERITAGE BUILDING RENOVATION & PRESERVATION LICENSE NO. J50103008

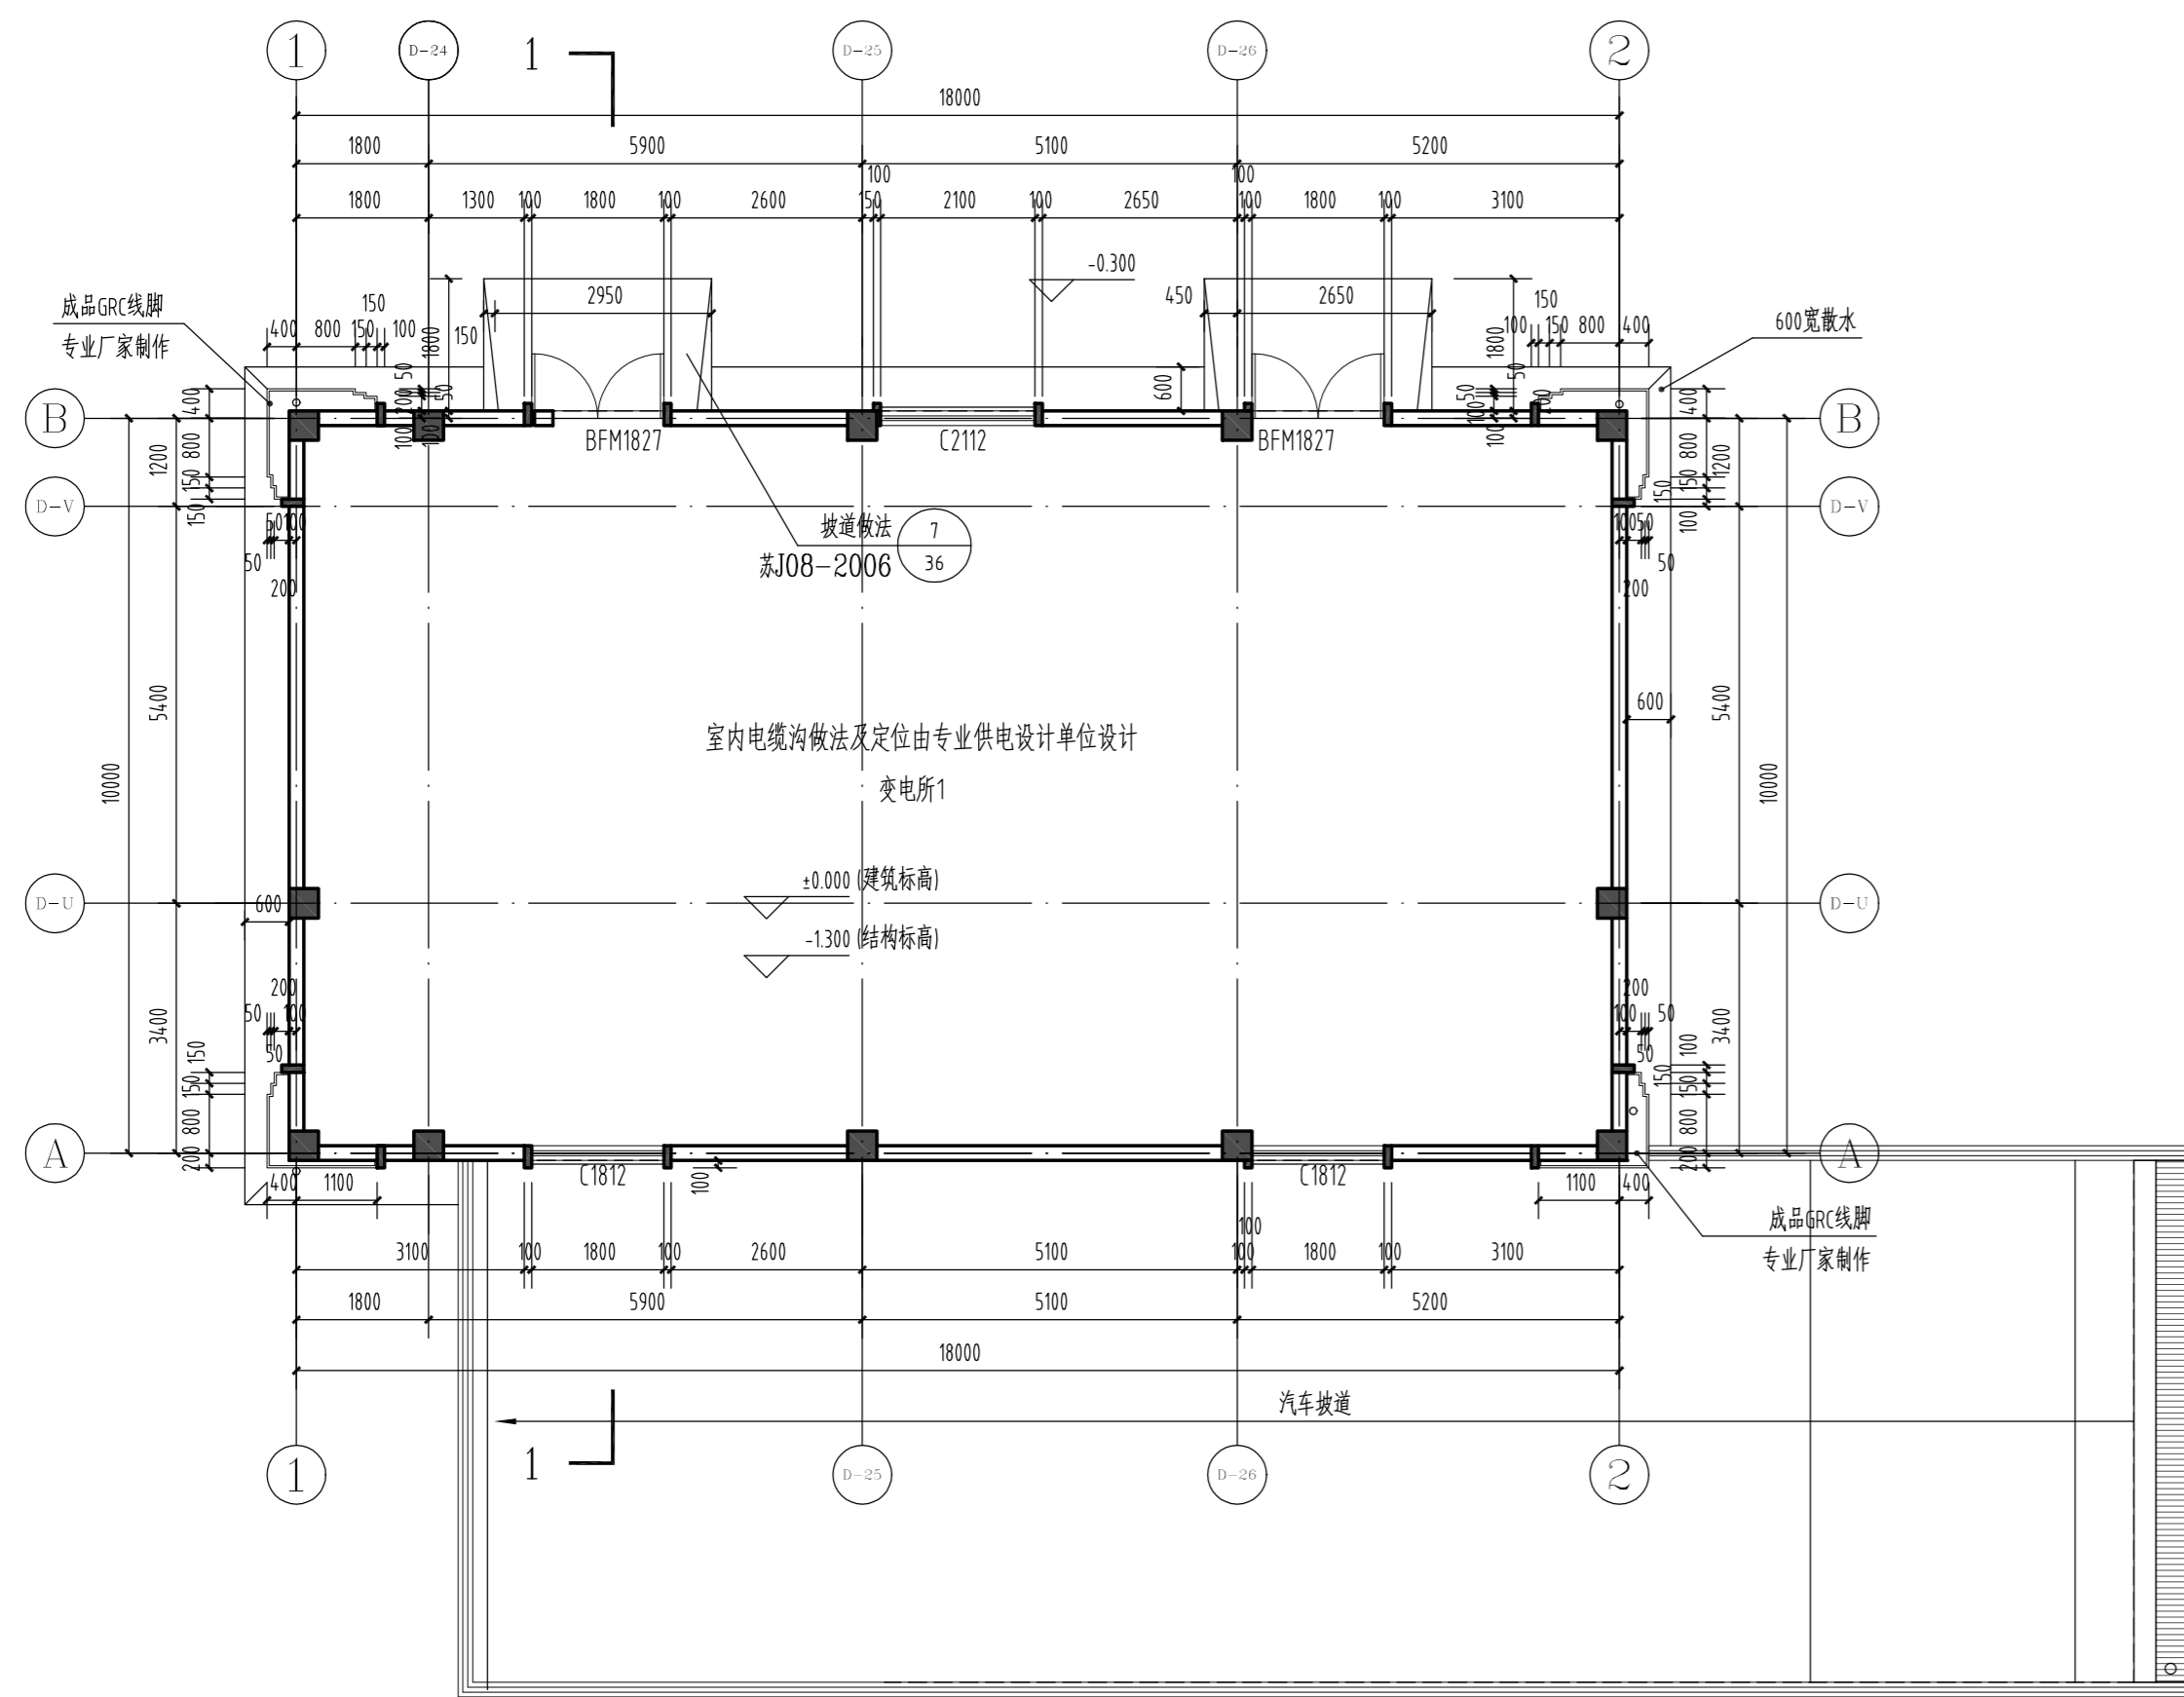


一层平面图 1:100


(建筑面积: 185.64平方米)

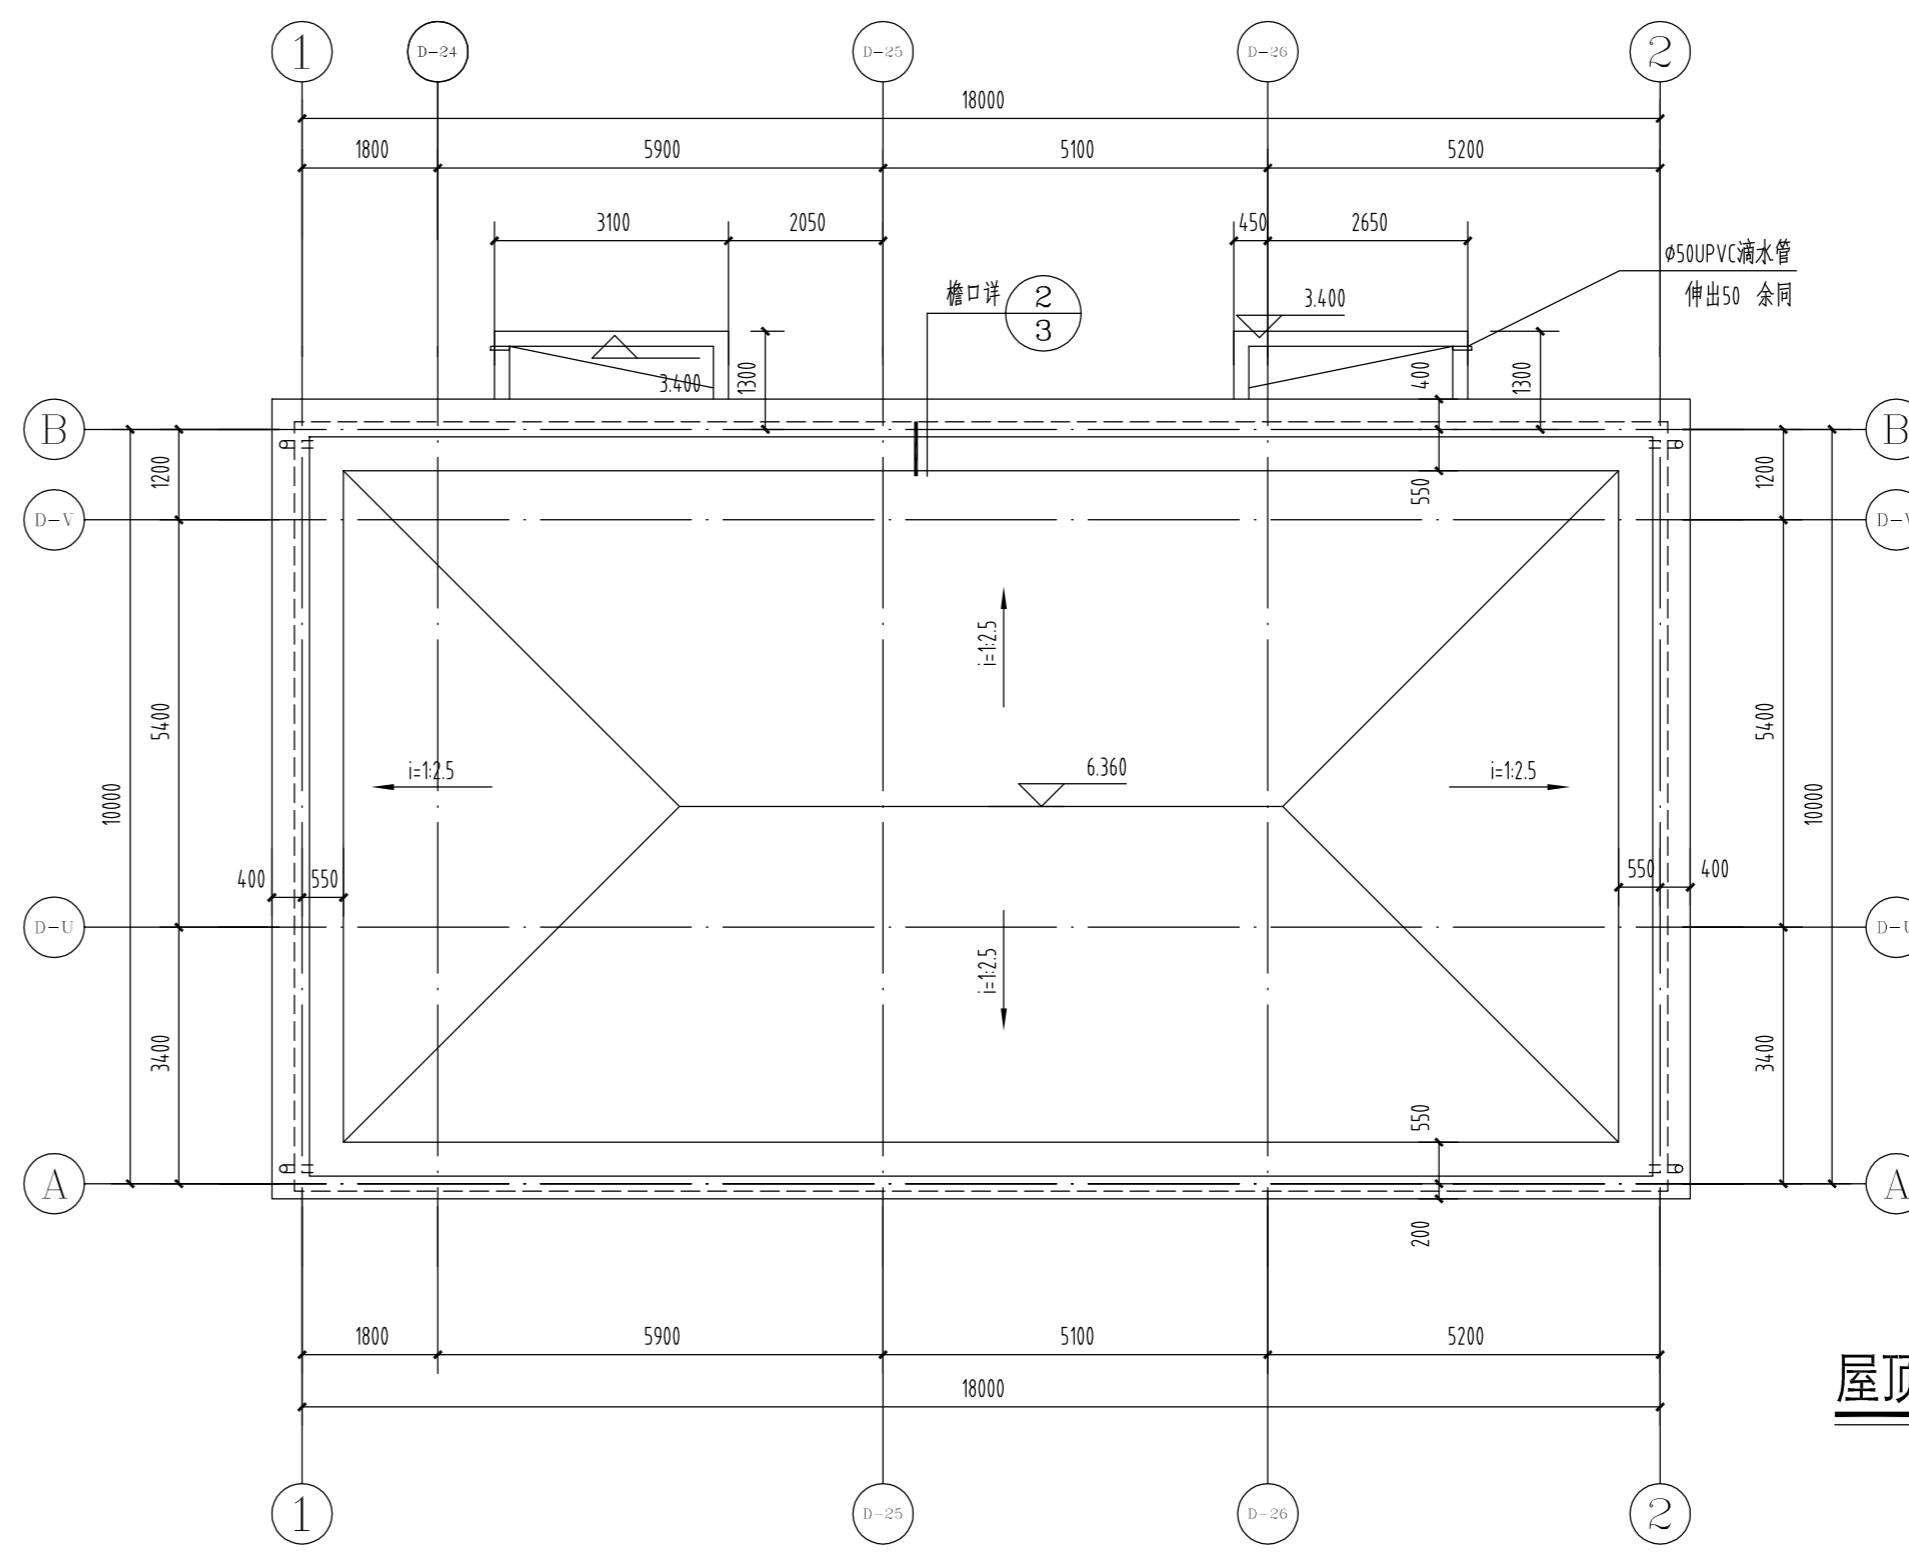


屋顶平面图 1:100

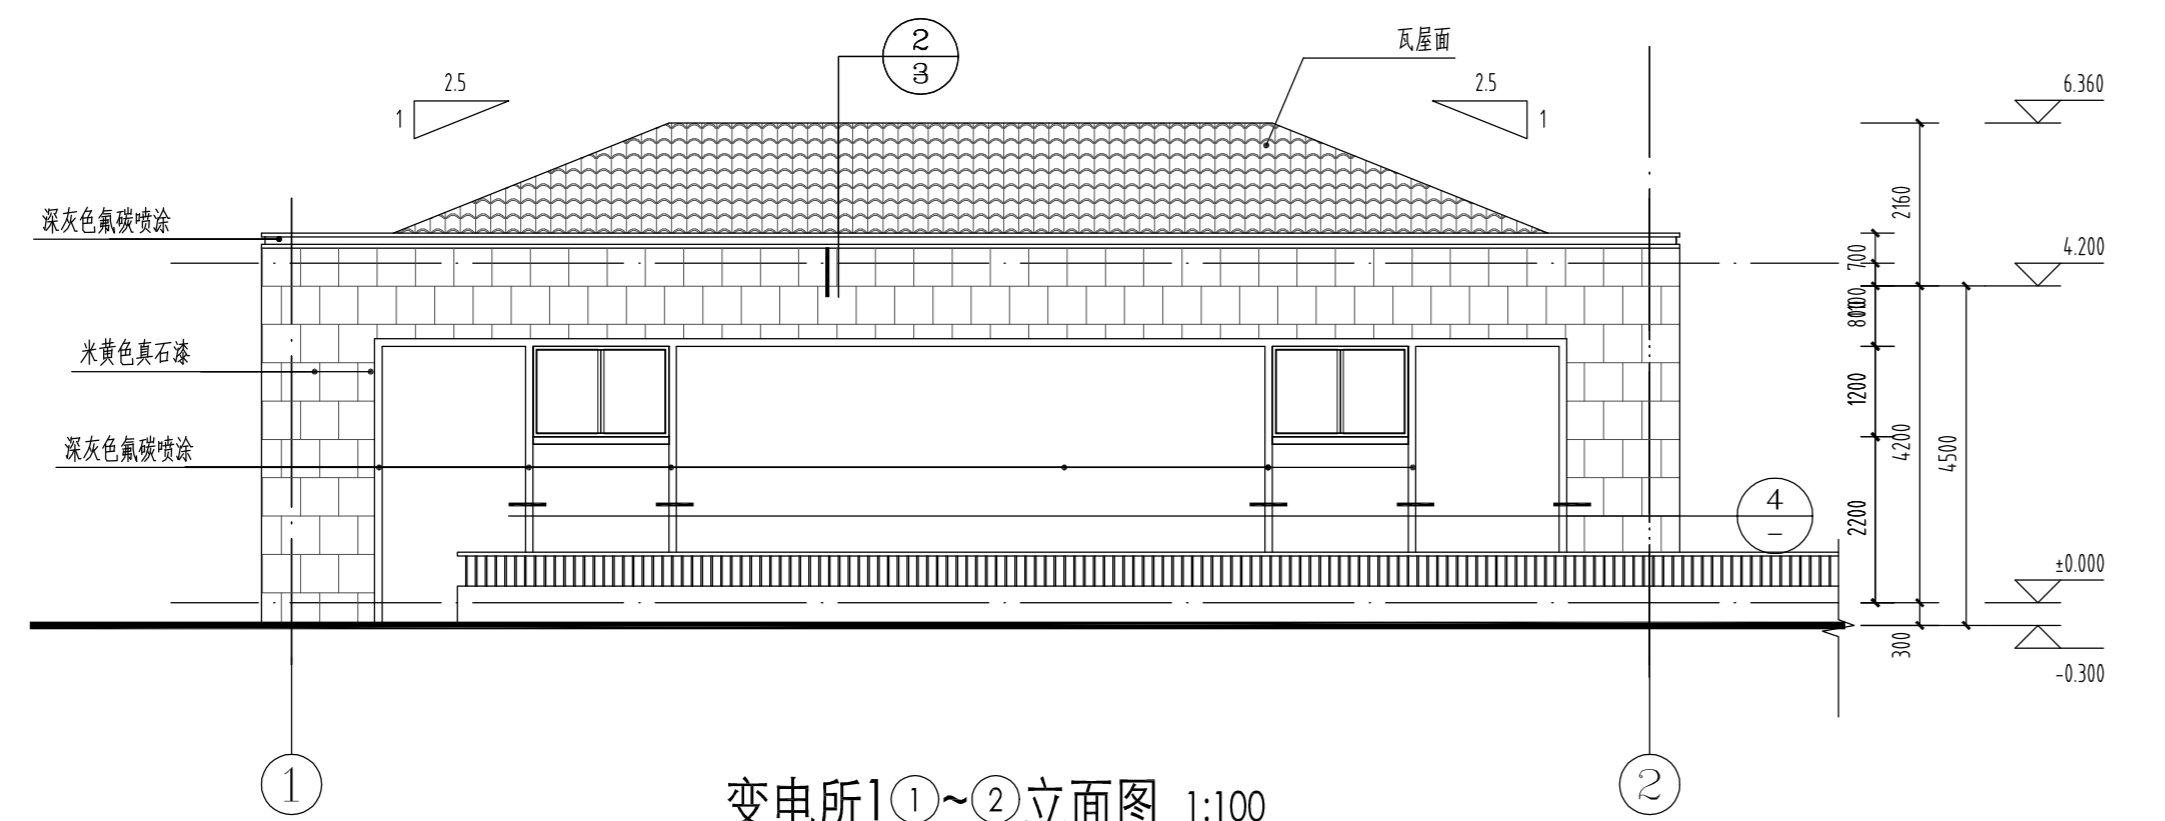


变电所1①~②立面图 1:100

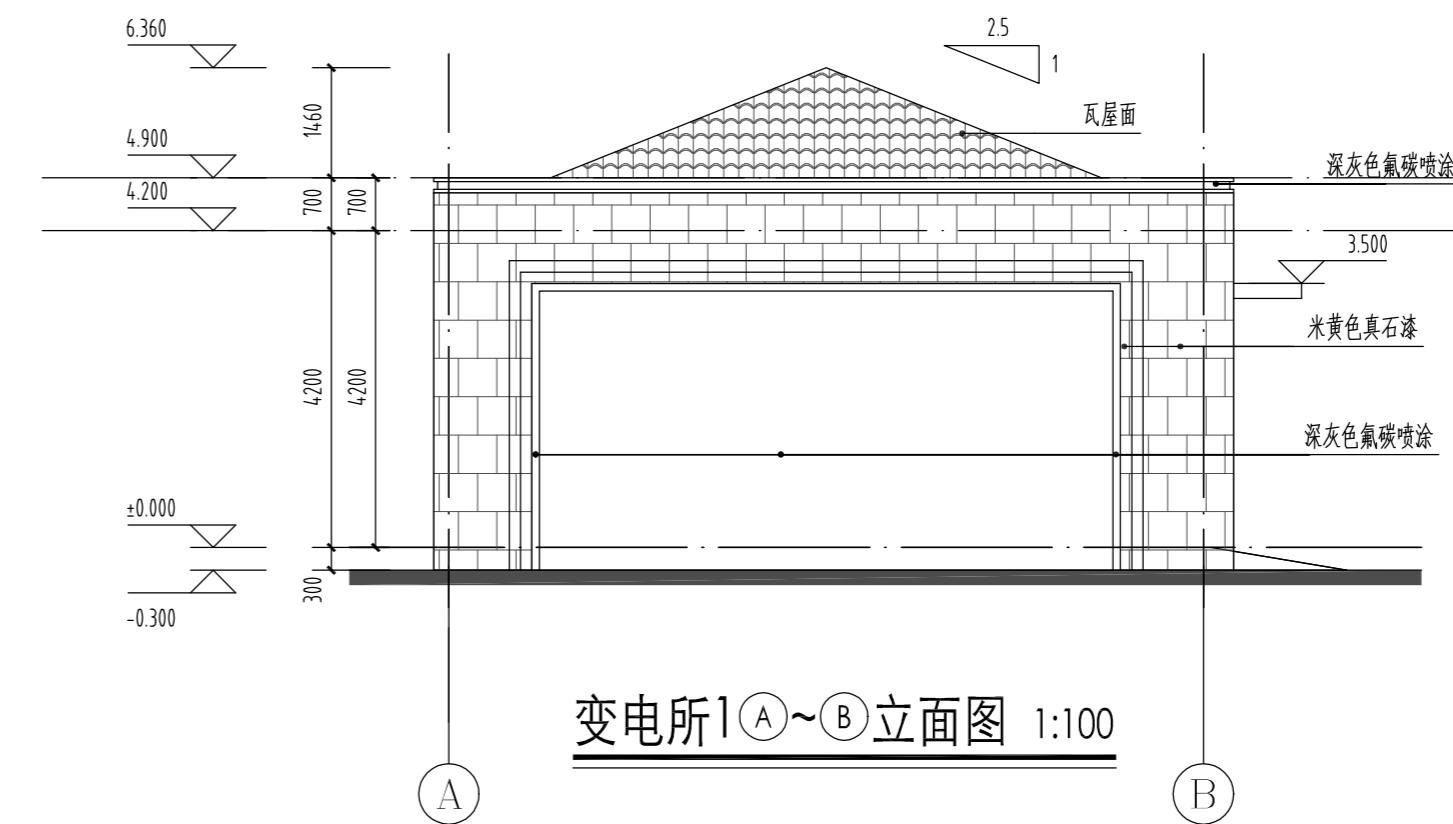

变电所1①~②立面图 1:100

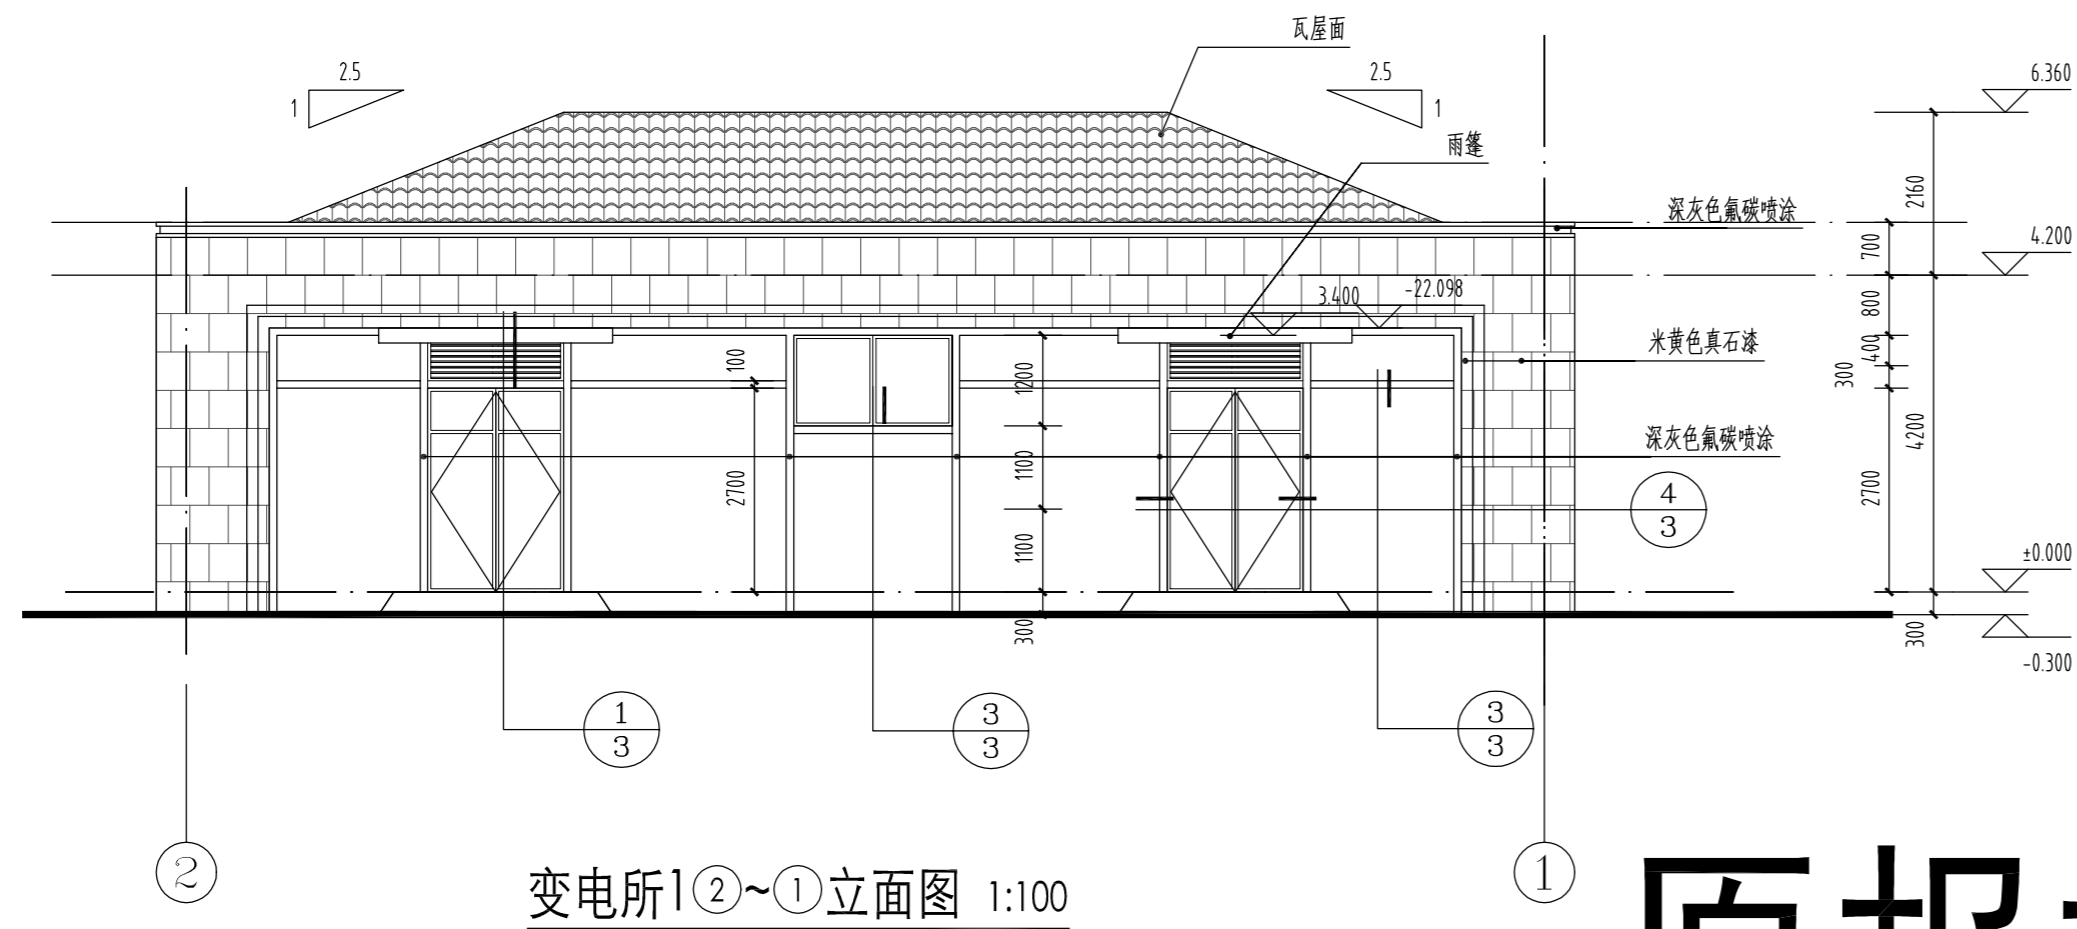

变电所1②~①立面图 1:100

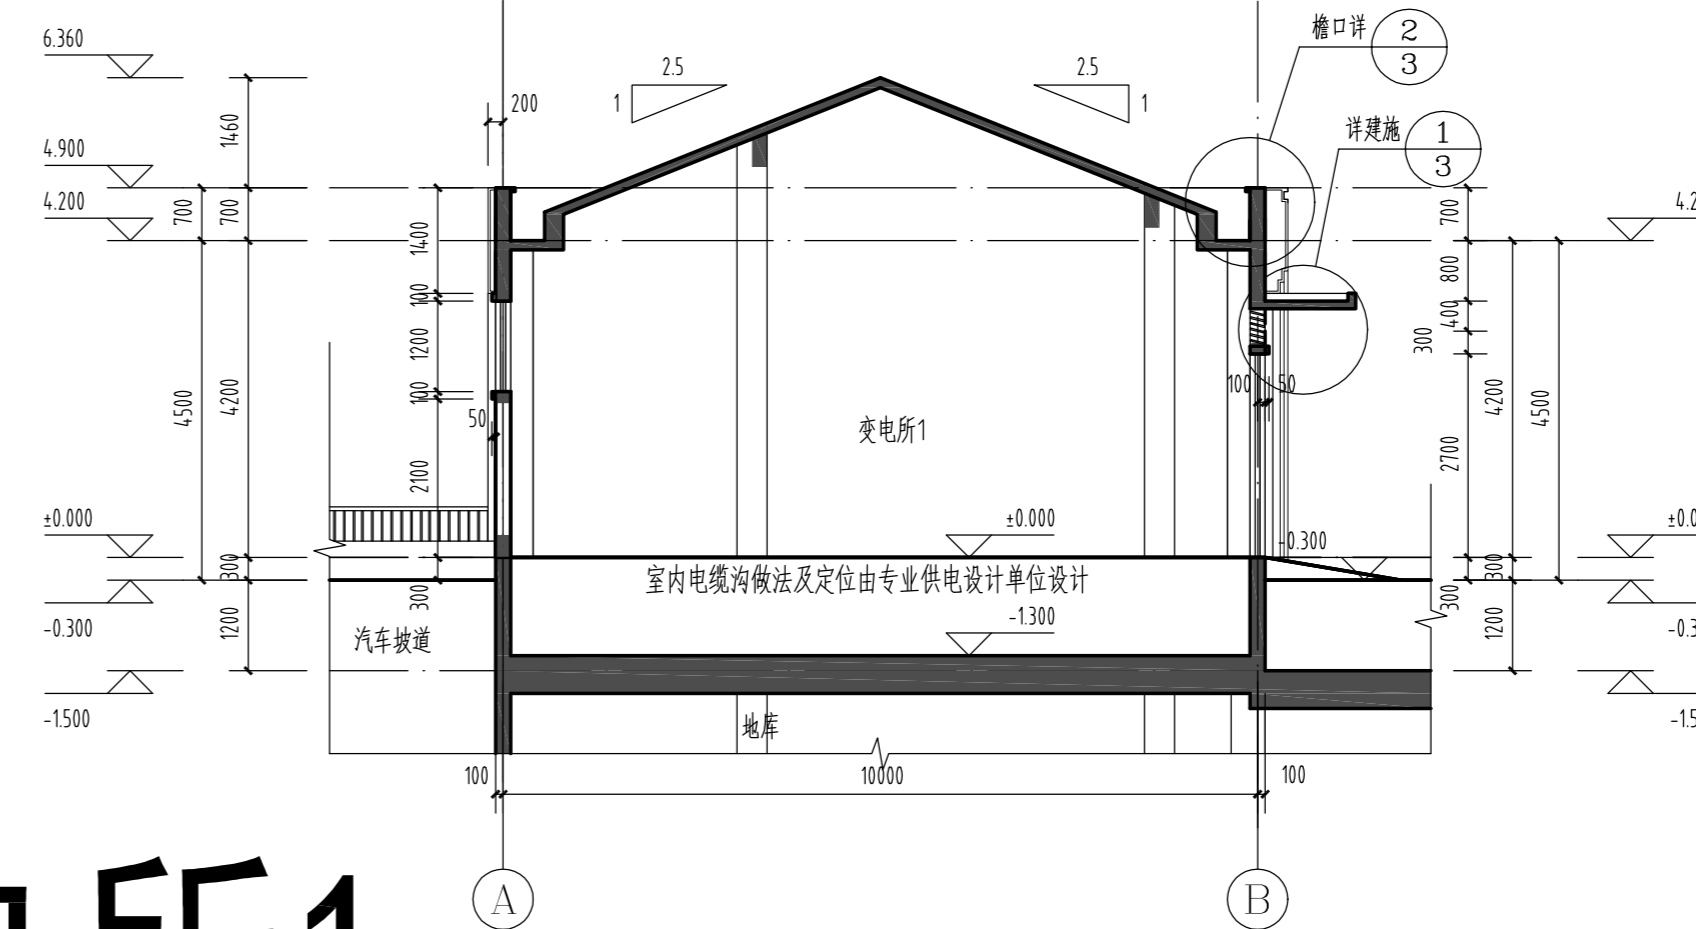

变电所1 1-1剖面图 1:100

原报批变电所1

出图专用章:

注册师签章:

会 签	
NO.	姓名
1	沈建虹
2	刘飞
3	郁静
4	庄奕天

建设单位	无锡中海太湖新城置业有限公司
工程名称	XXG-2011-88号地块01块 变电所1
图 名	一层平面图 屋顶平面图 立面图 1-1剖面图
设计编号	J1-1617
图 号	1
版次	2
日期	2017.6



无锡市城归设计有限责任公司

WUXI CHENGGUI DESIGNING INSTITUTE CO., LTD

国家建筑行业(建筑工程)甲级证书: A132017294


NATIONAL ARCHITECTURAL DESIGN LICENSE: NO. A132017294

国家风景园林工程设计专项甲级证书: A132017294

NATIONAL LANDSCAPE ARCHITECTURE DESIGN LICENSE: NO. A132017294


国家古建修缮资质证书: 文物证内字:50103008

NATIONAL HERITAGE BUILDING RENOVATION & PRESERVATION LICENSE: NO.50103008

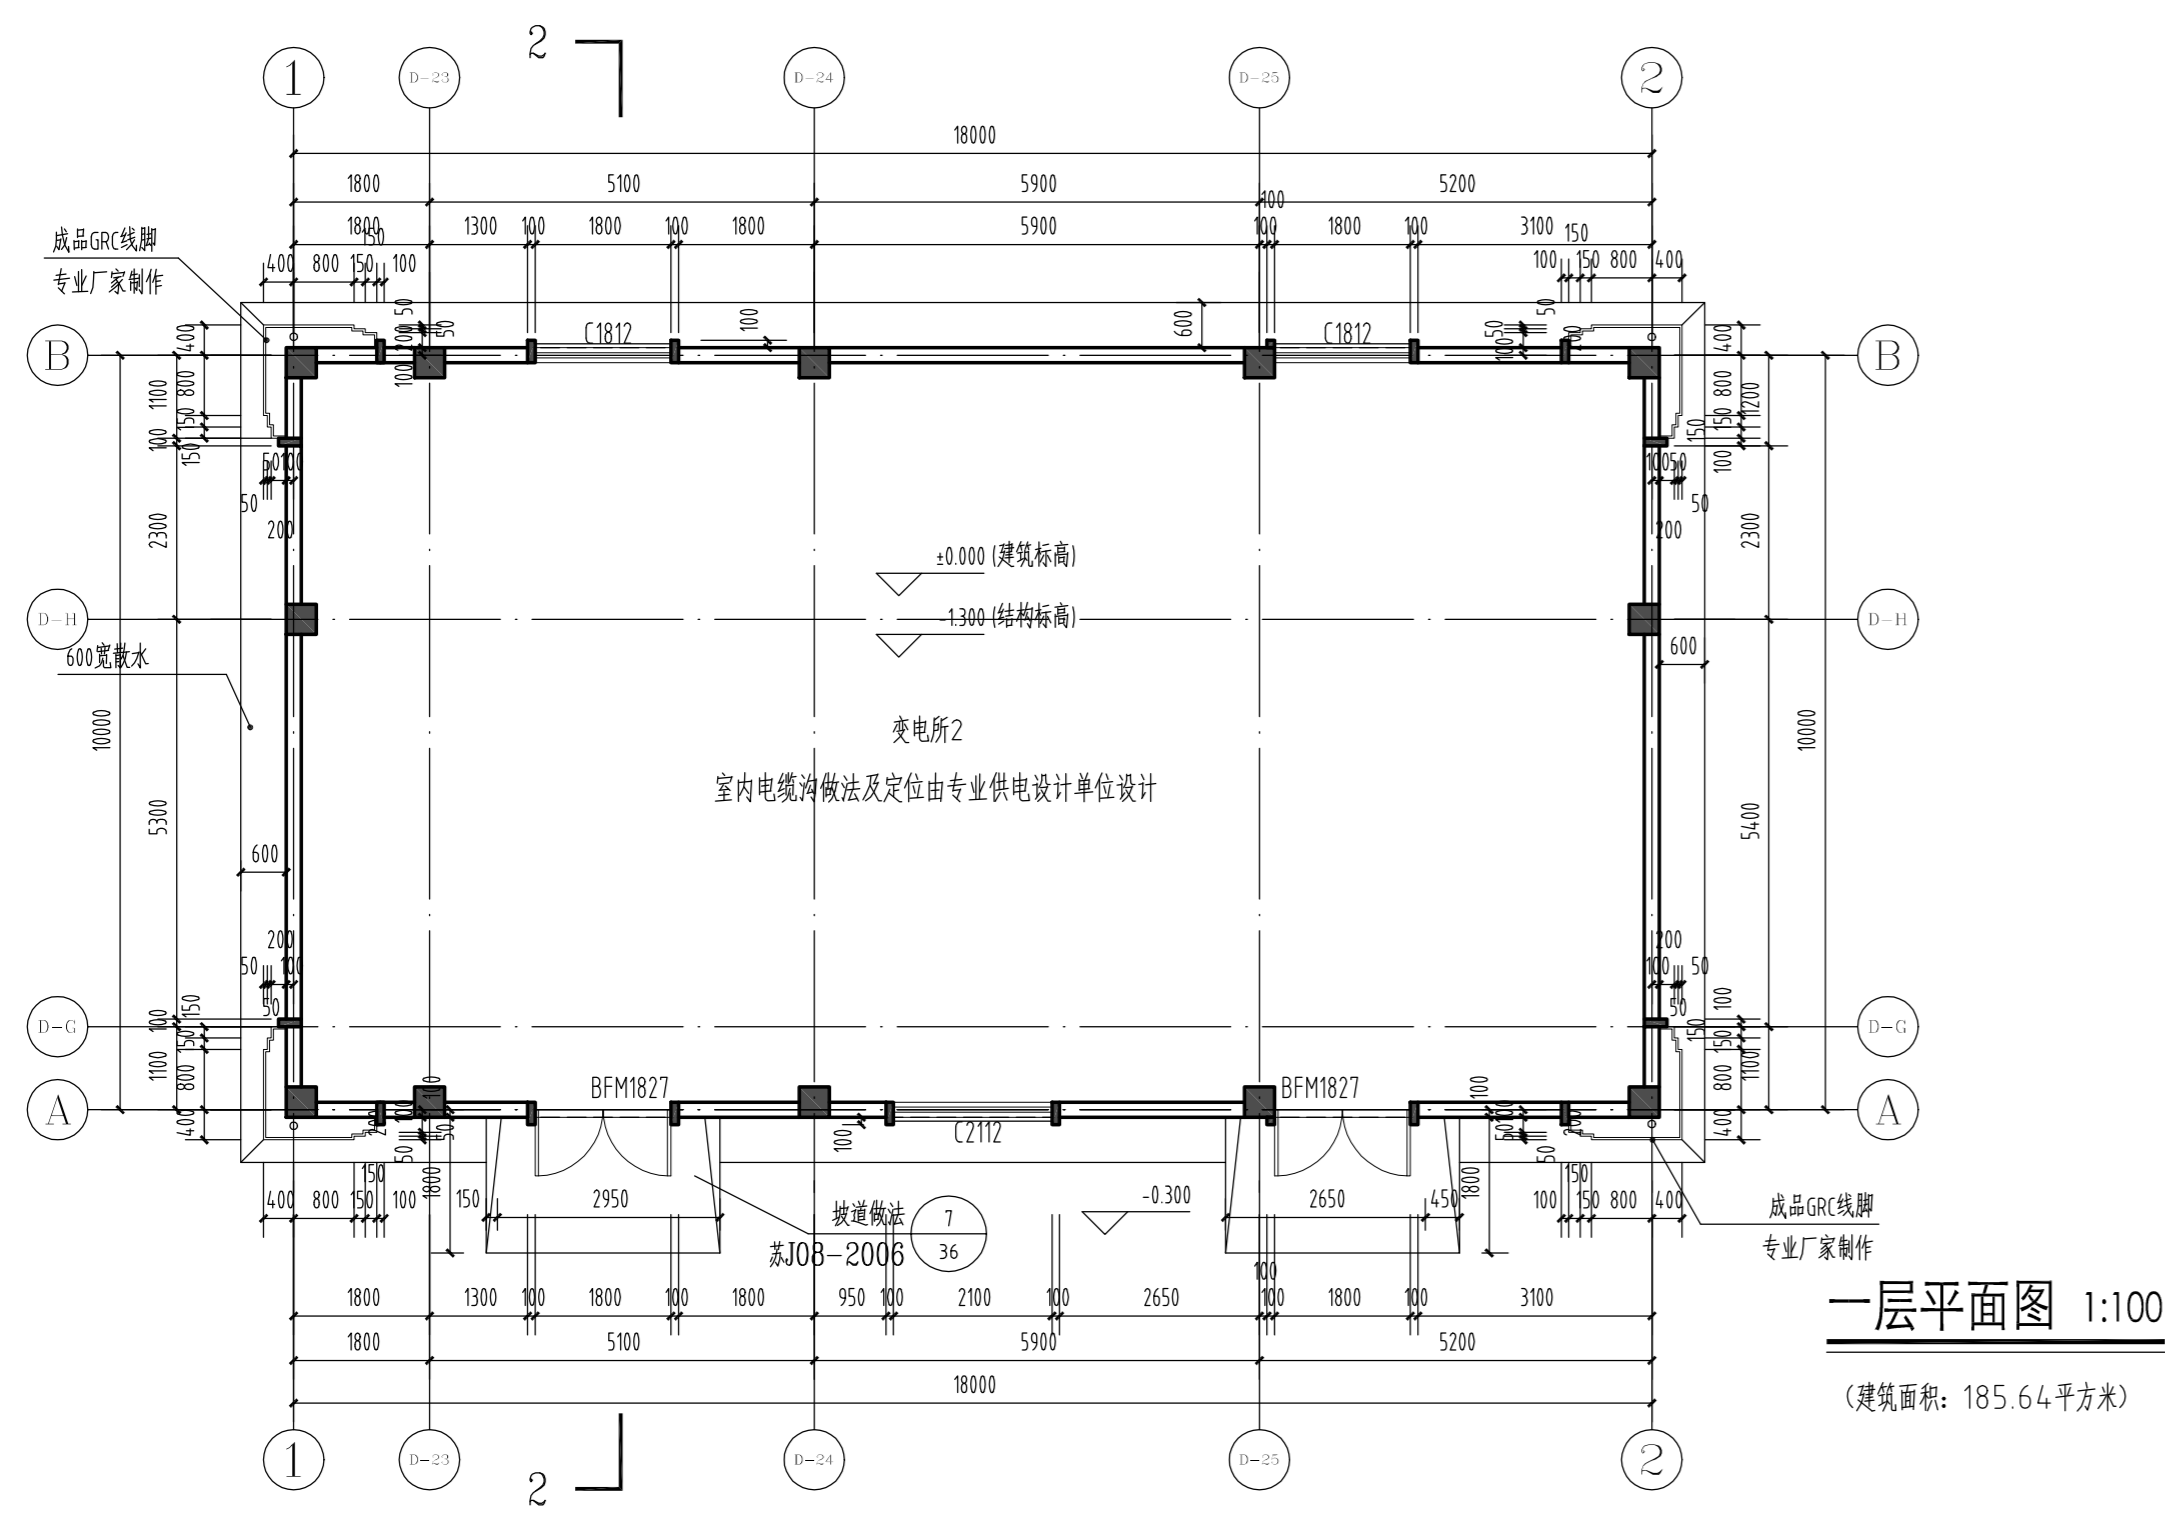


一层平面图 1:100


(建筑面积: 185.64平方米)

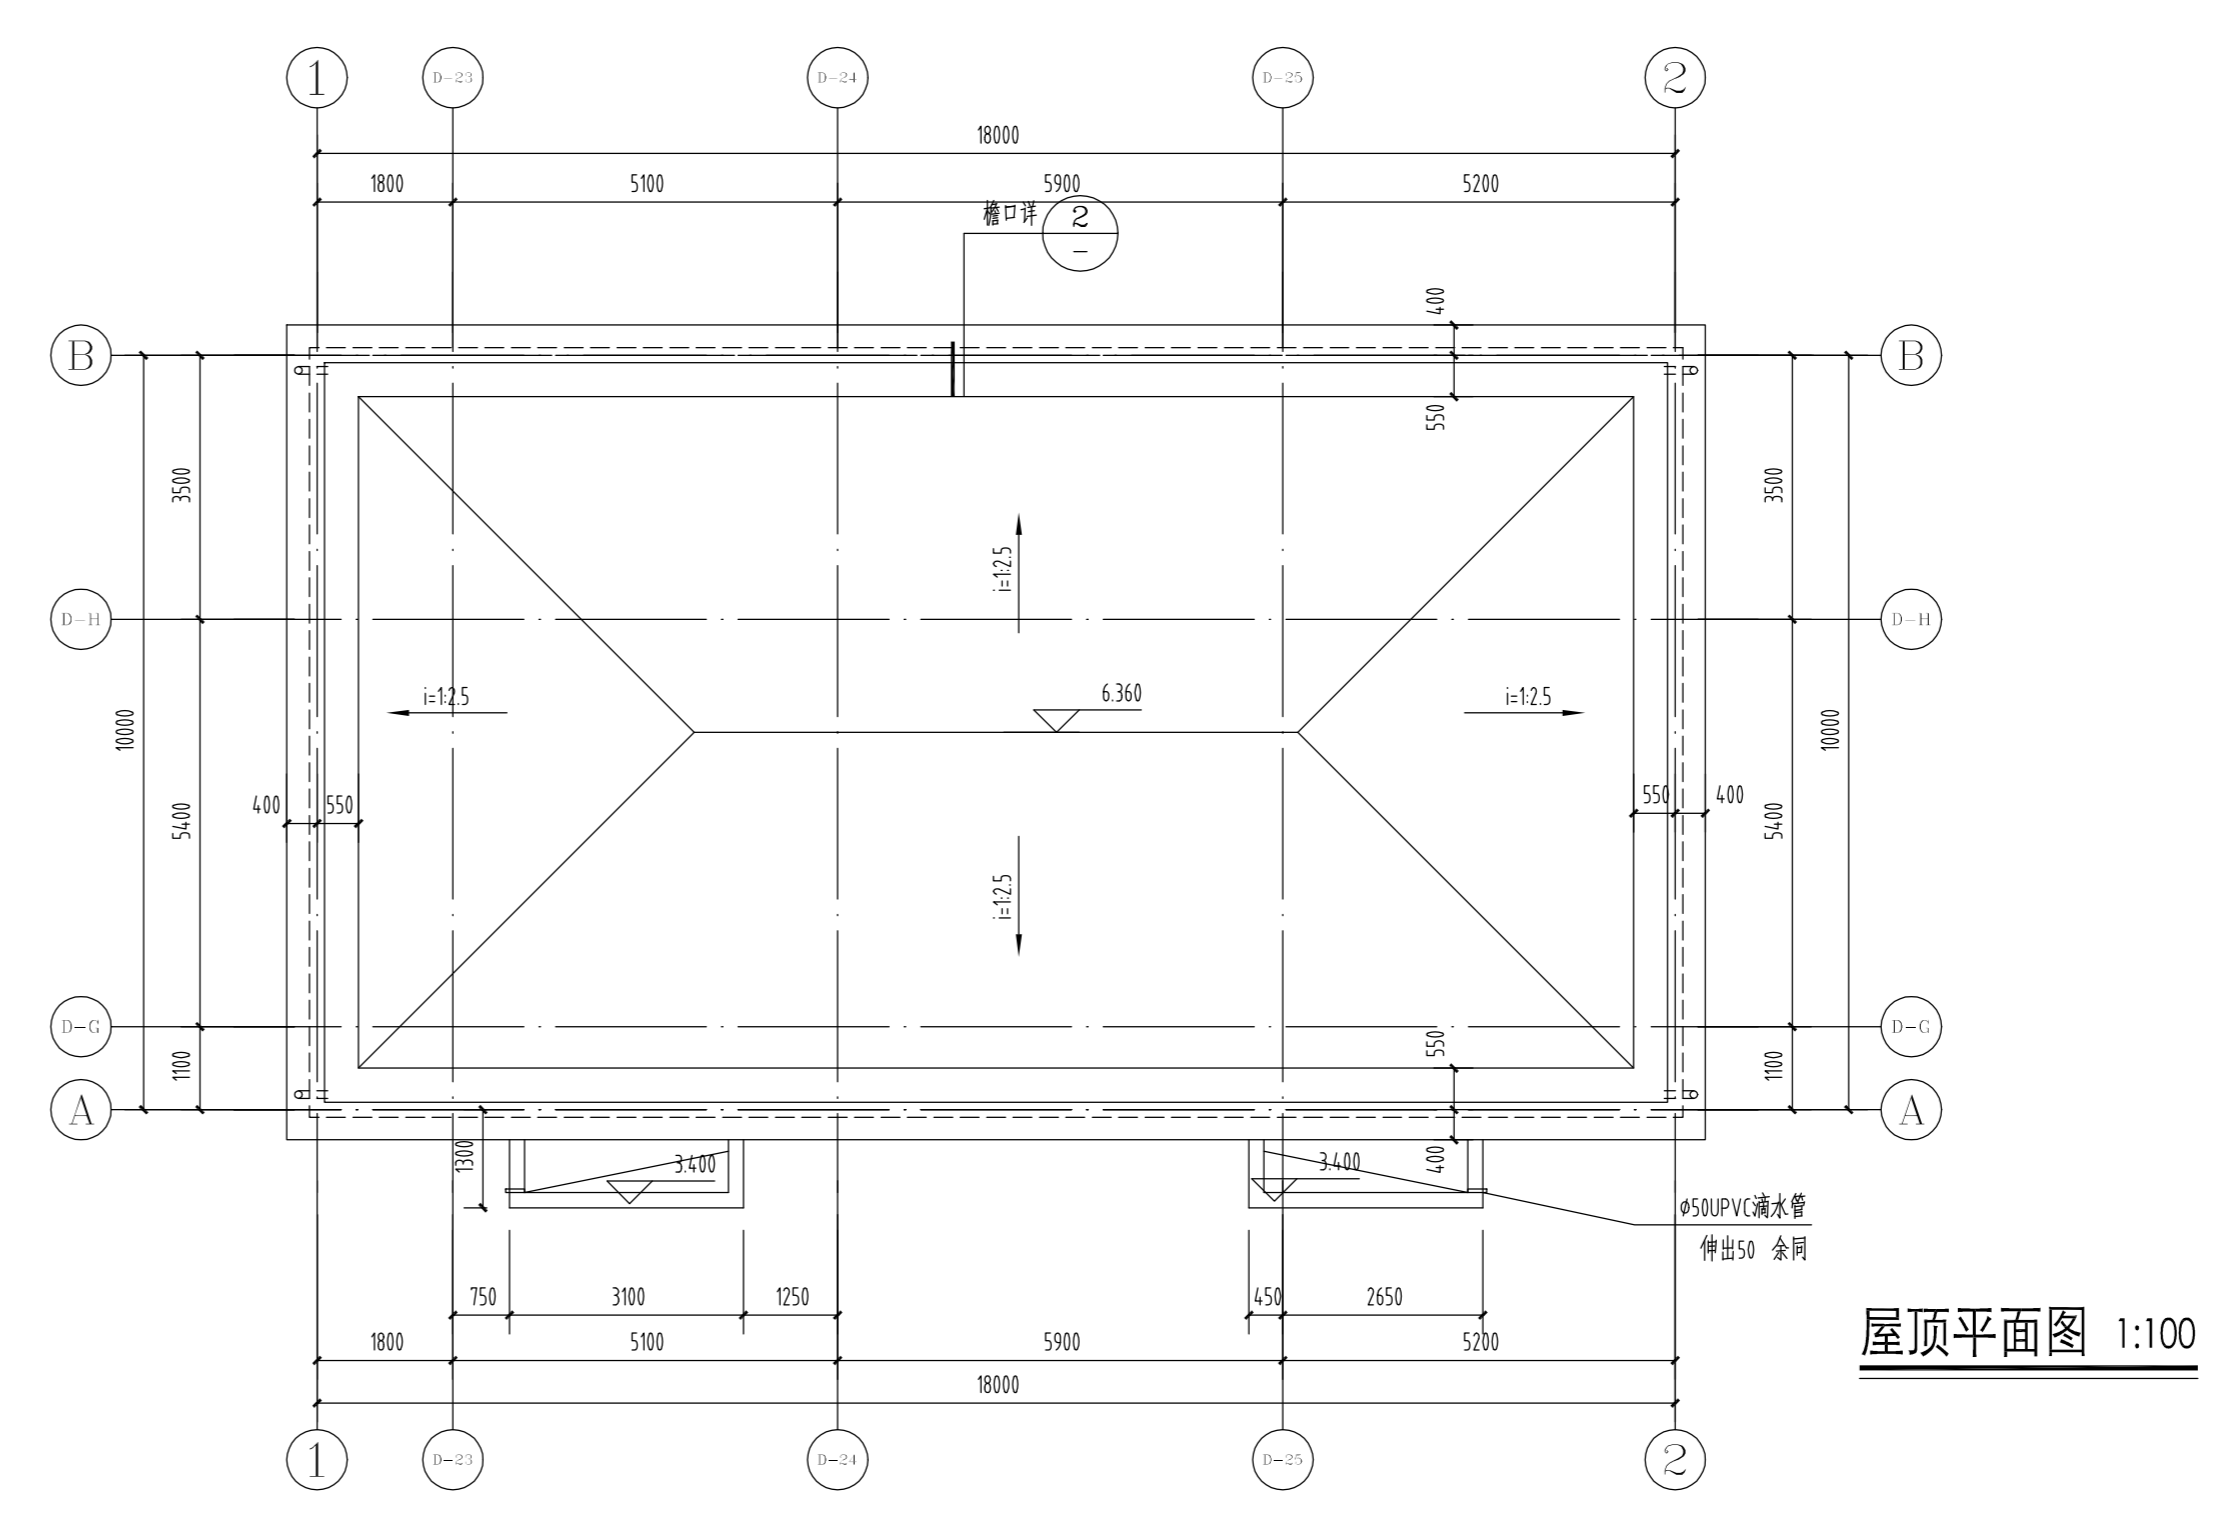


屋顶平面图 1:100

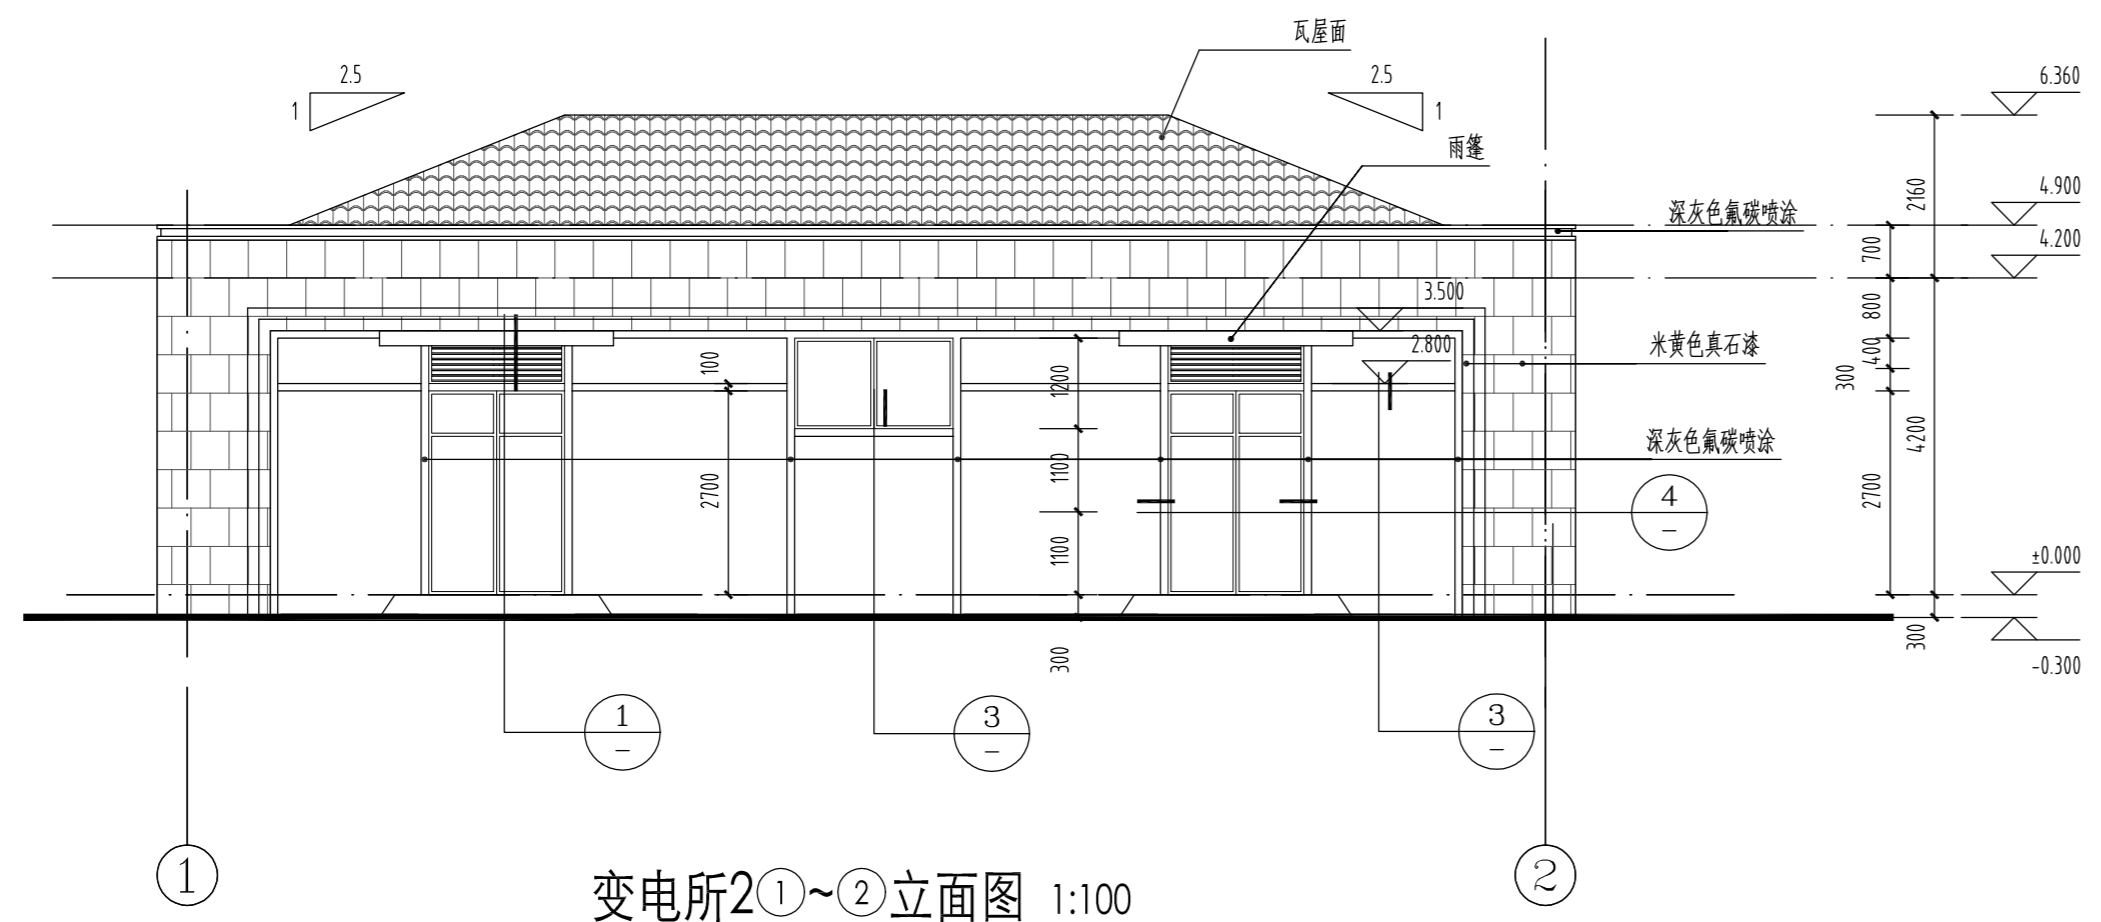


变电所2①~②立面图 1:100

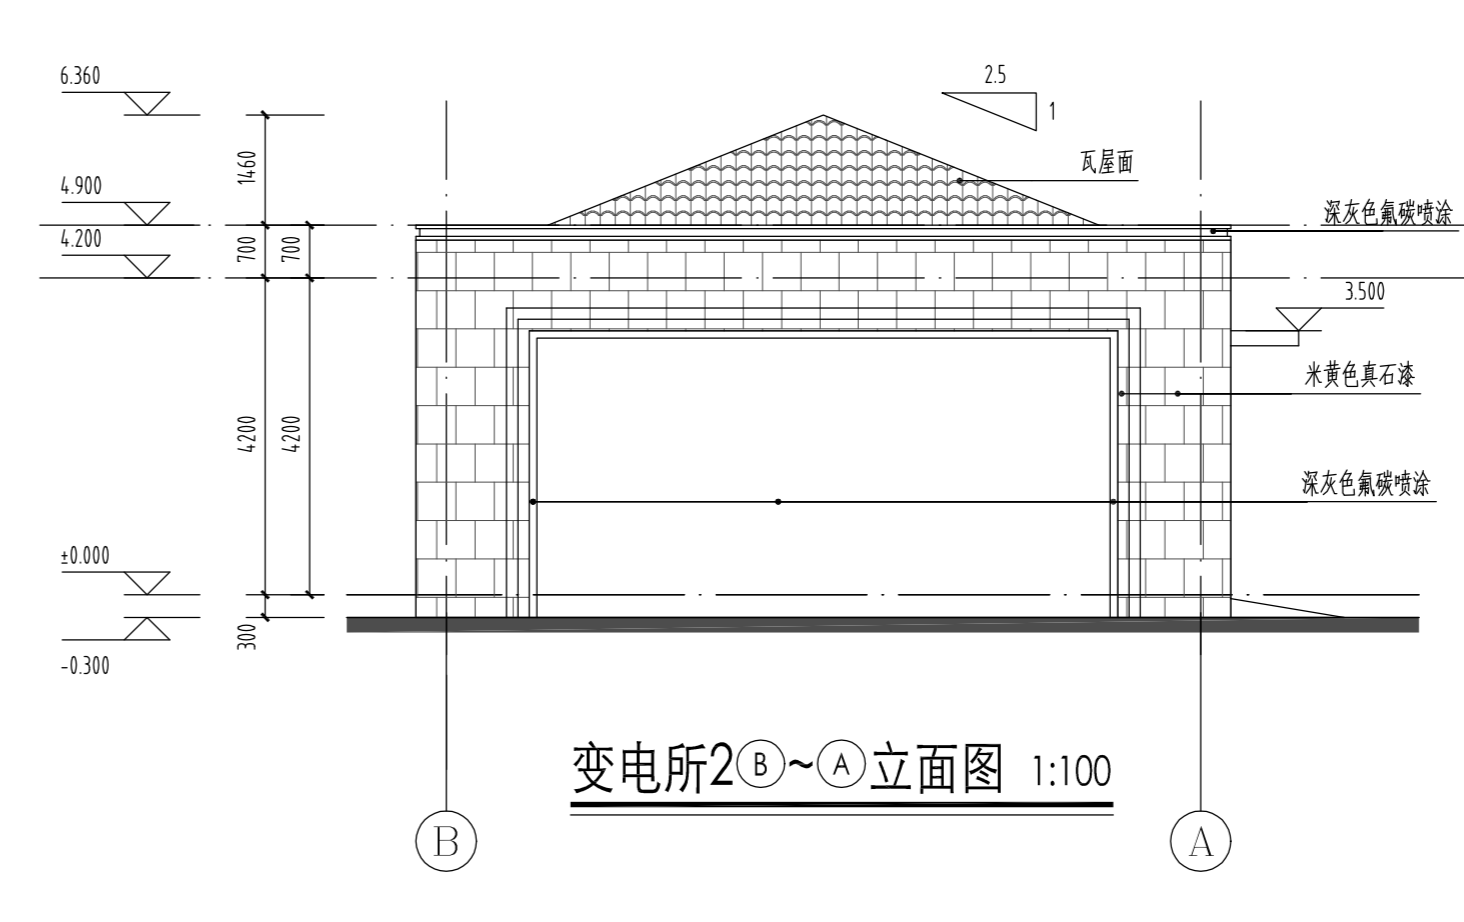

变电所2②~①立面图 1:100

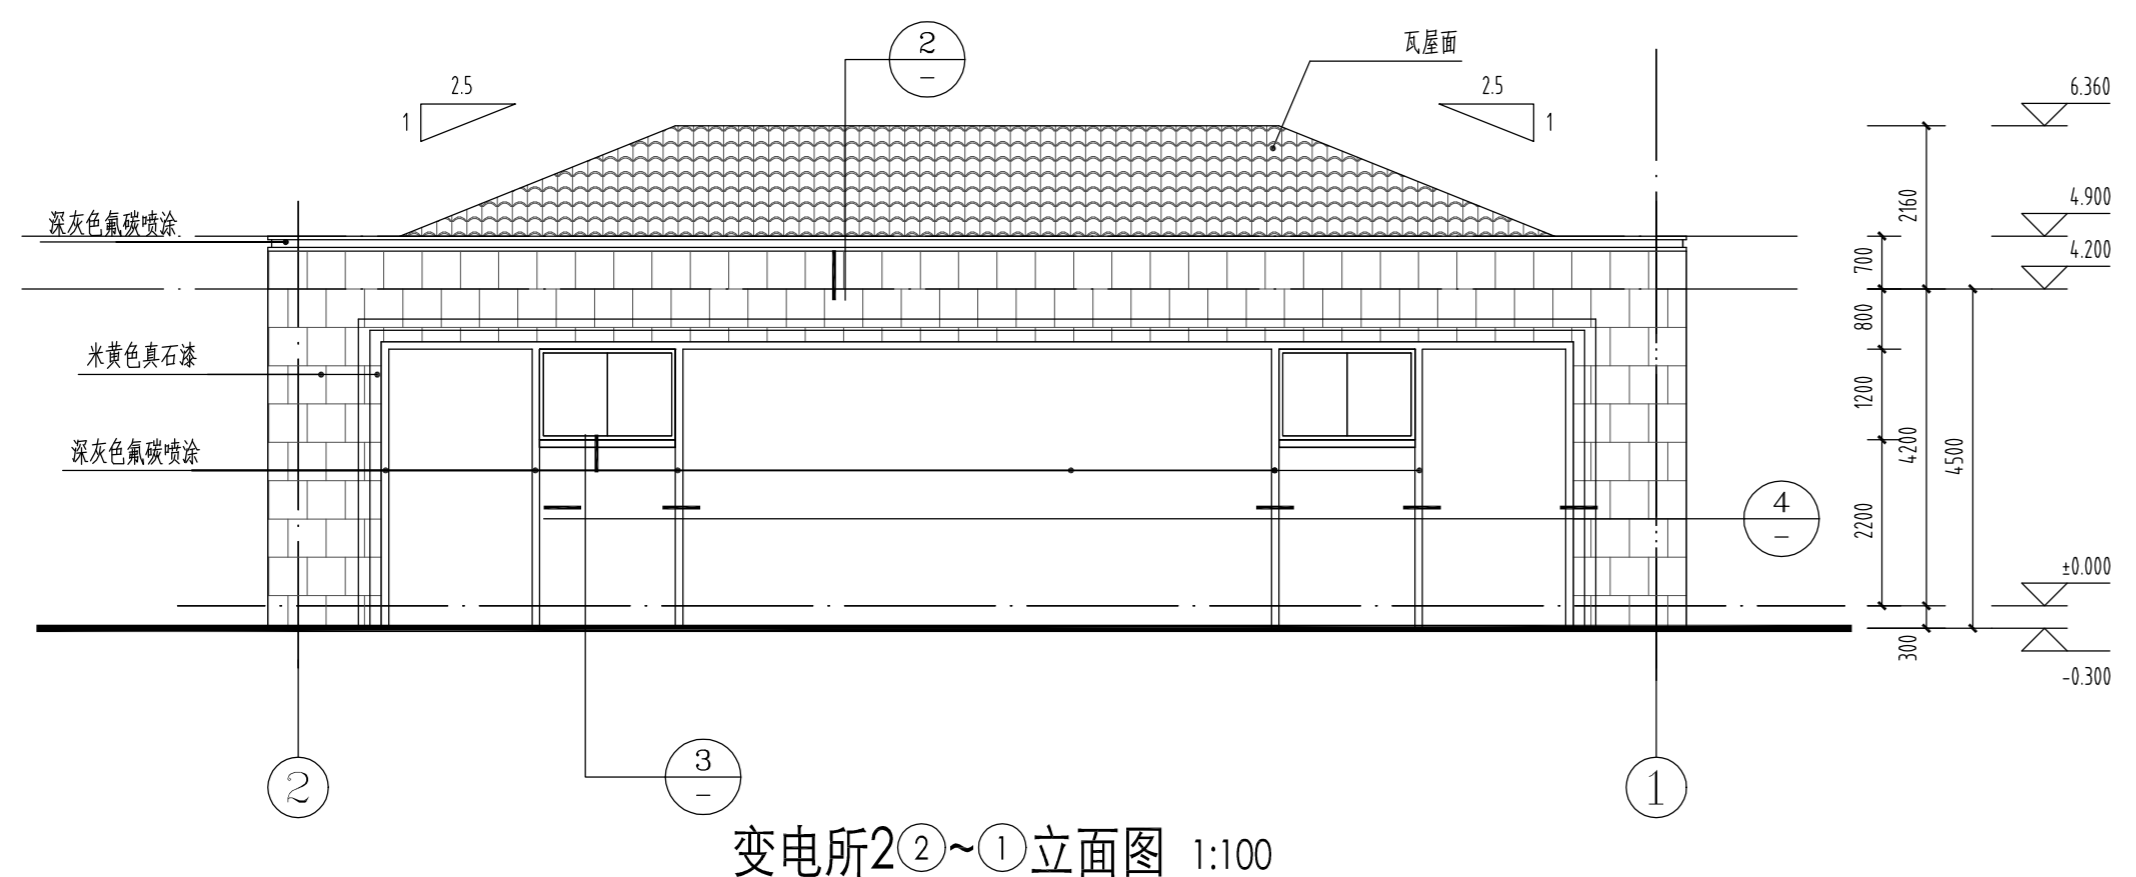

变电所2②~①立面图 1:100

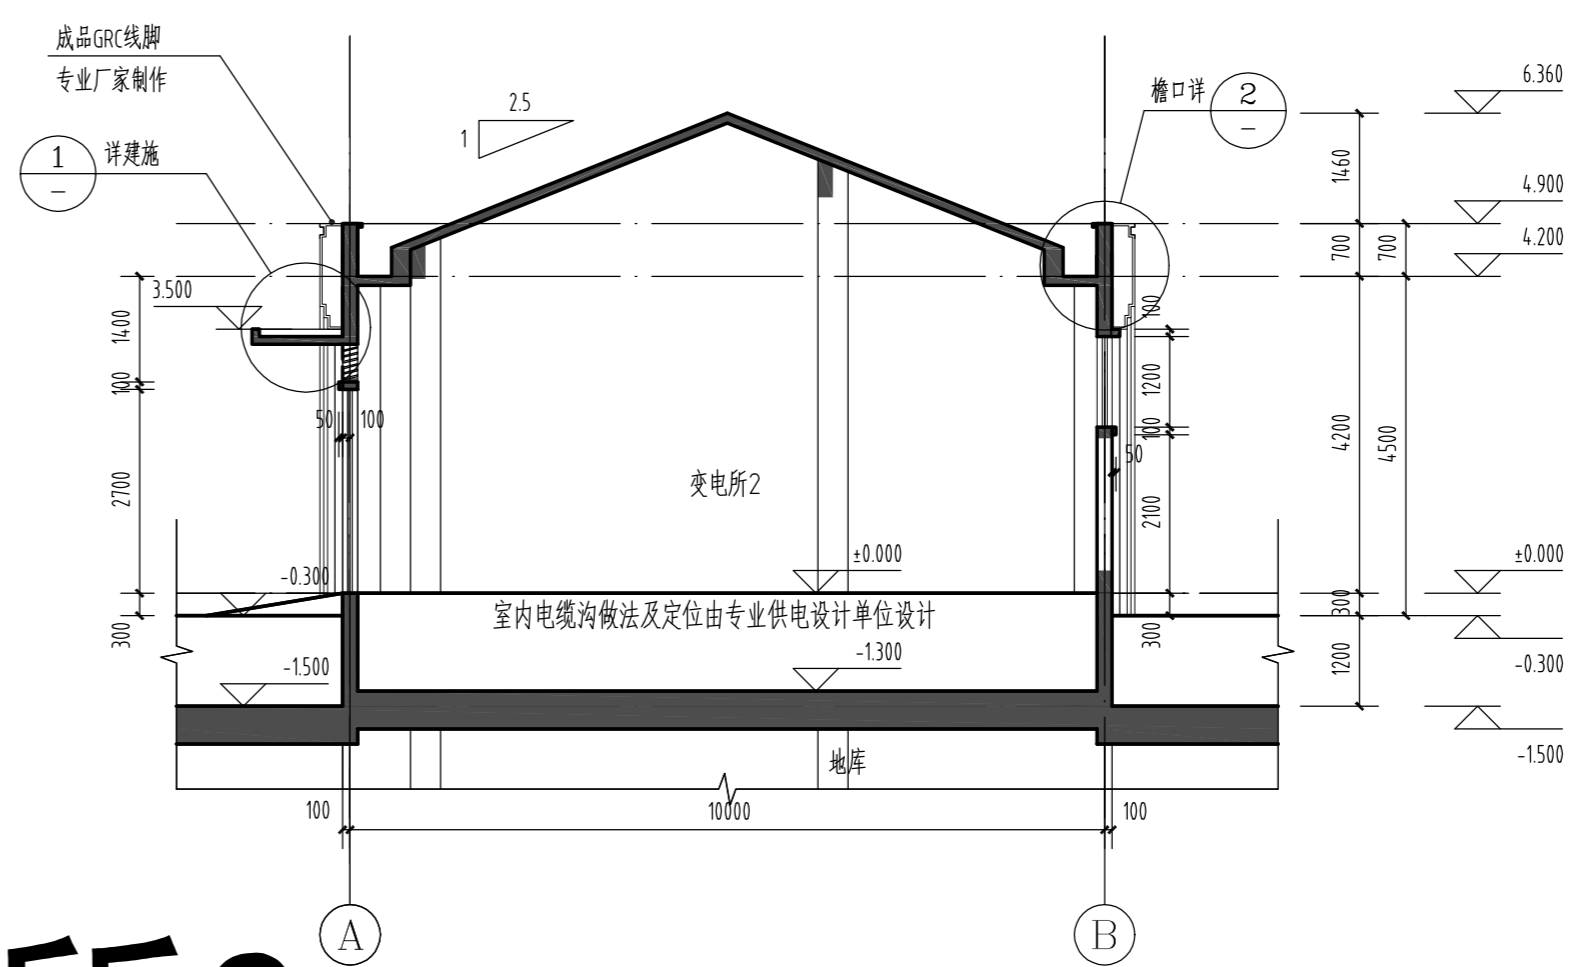

变电所2 2-2剖面图 1:100

原报批变电所2

出图专用章:
None

注册师签章:
Certified Engineer

会签	
专业	签字
电气	
暖通	
结构	
给排水	
暖通	
专业负责人	刘飞
审核	刘飞
校对	郁静
设计	庄奕天
方案	

建设单位	无锡中南太湖新城置业有限公司
工程名称	100-2011-88号地块 变电所2
图名	一层平面图 屋顶平面图 立面图 1-1剖面图
设计编号	J1-1617
图别	建筑
图号	2
版次	2
日期	2017.6



无锡市城归设计有限责任公司

WUXI CHENGGUI DESIGNING
INSTITUTE CO., LTD

国家建筑行业(建筑工程)甲级证书: A132017294


NATIONAL ARCHITECTURAL DESIGN LICENSE: NO. A132017294

国家风景园林工程设计专项甲级证书: A132017294

NATIONAL LANDSCAPE ARCHITECTURE DESIGN LICENSE: NO. A132017294


国家古建修缮保护证书: 文物设丙字-50103008

NATIONAL HERITAGE BUILDING RENOVATION & PRESERVATION LICENSE: NO.50103008

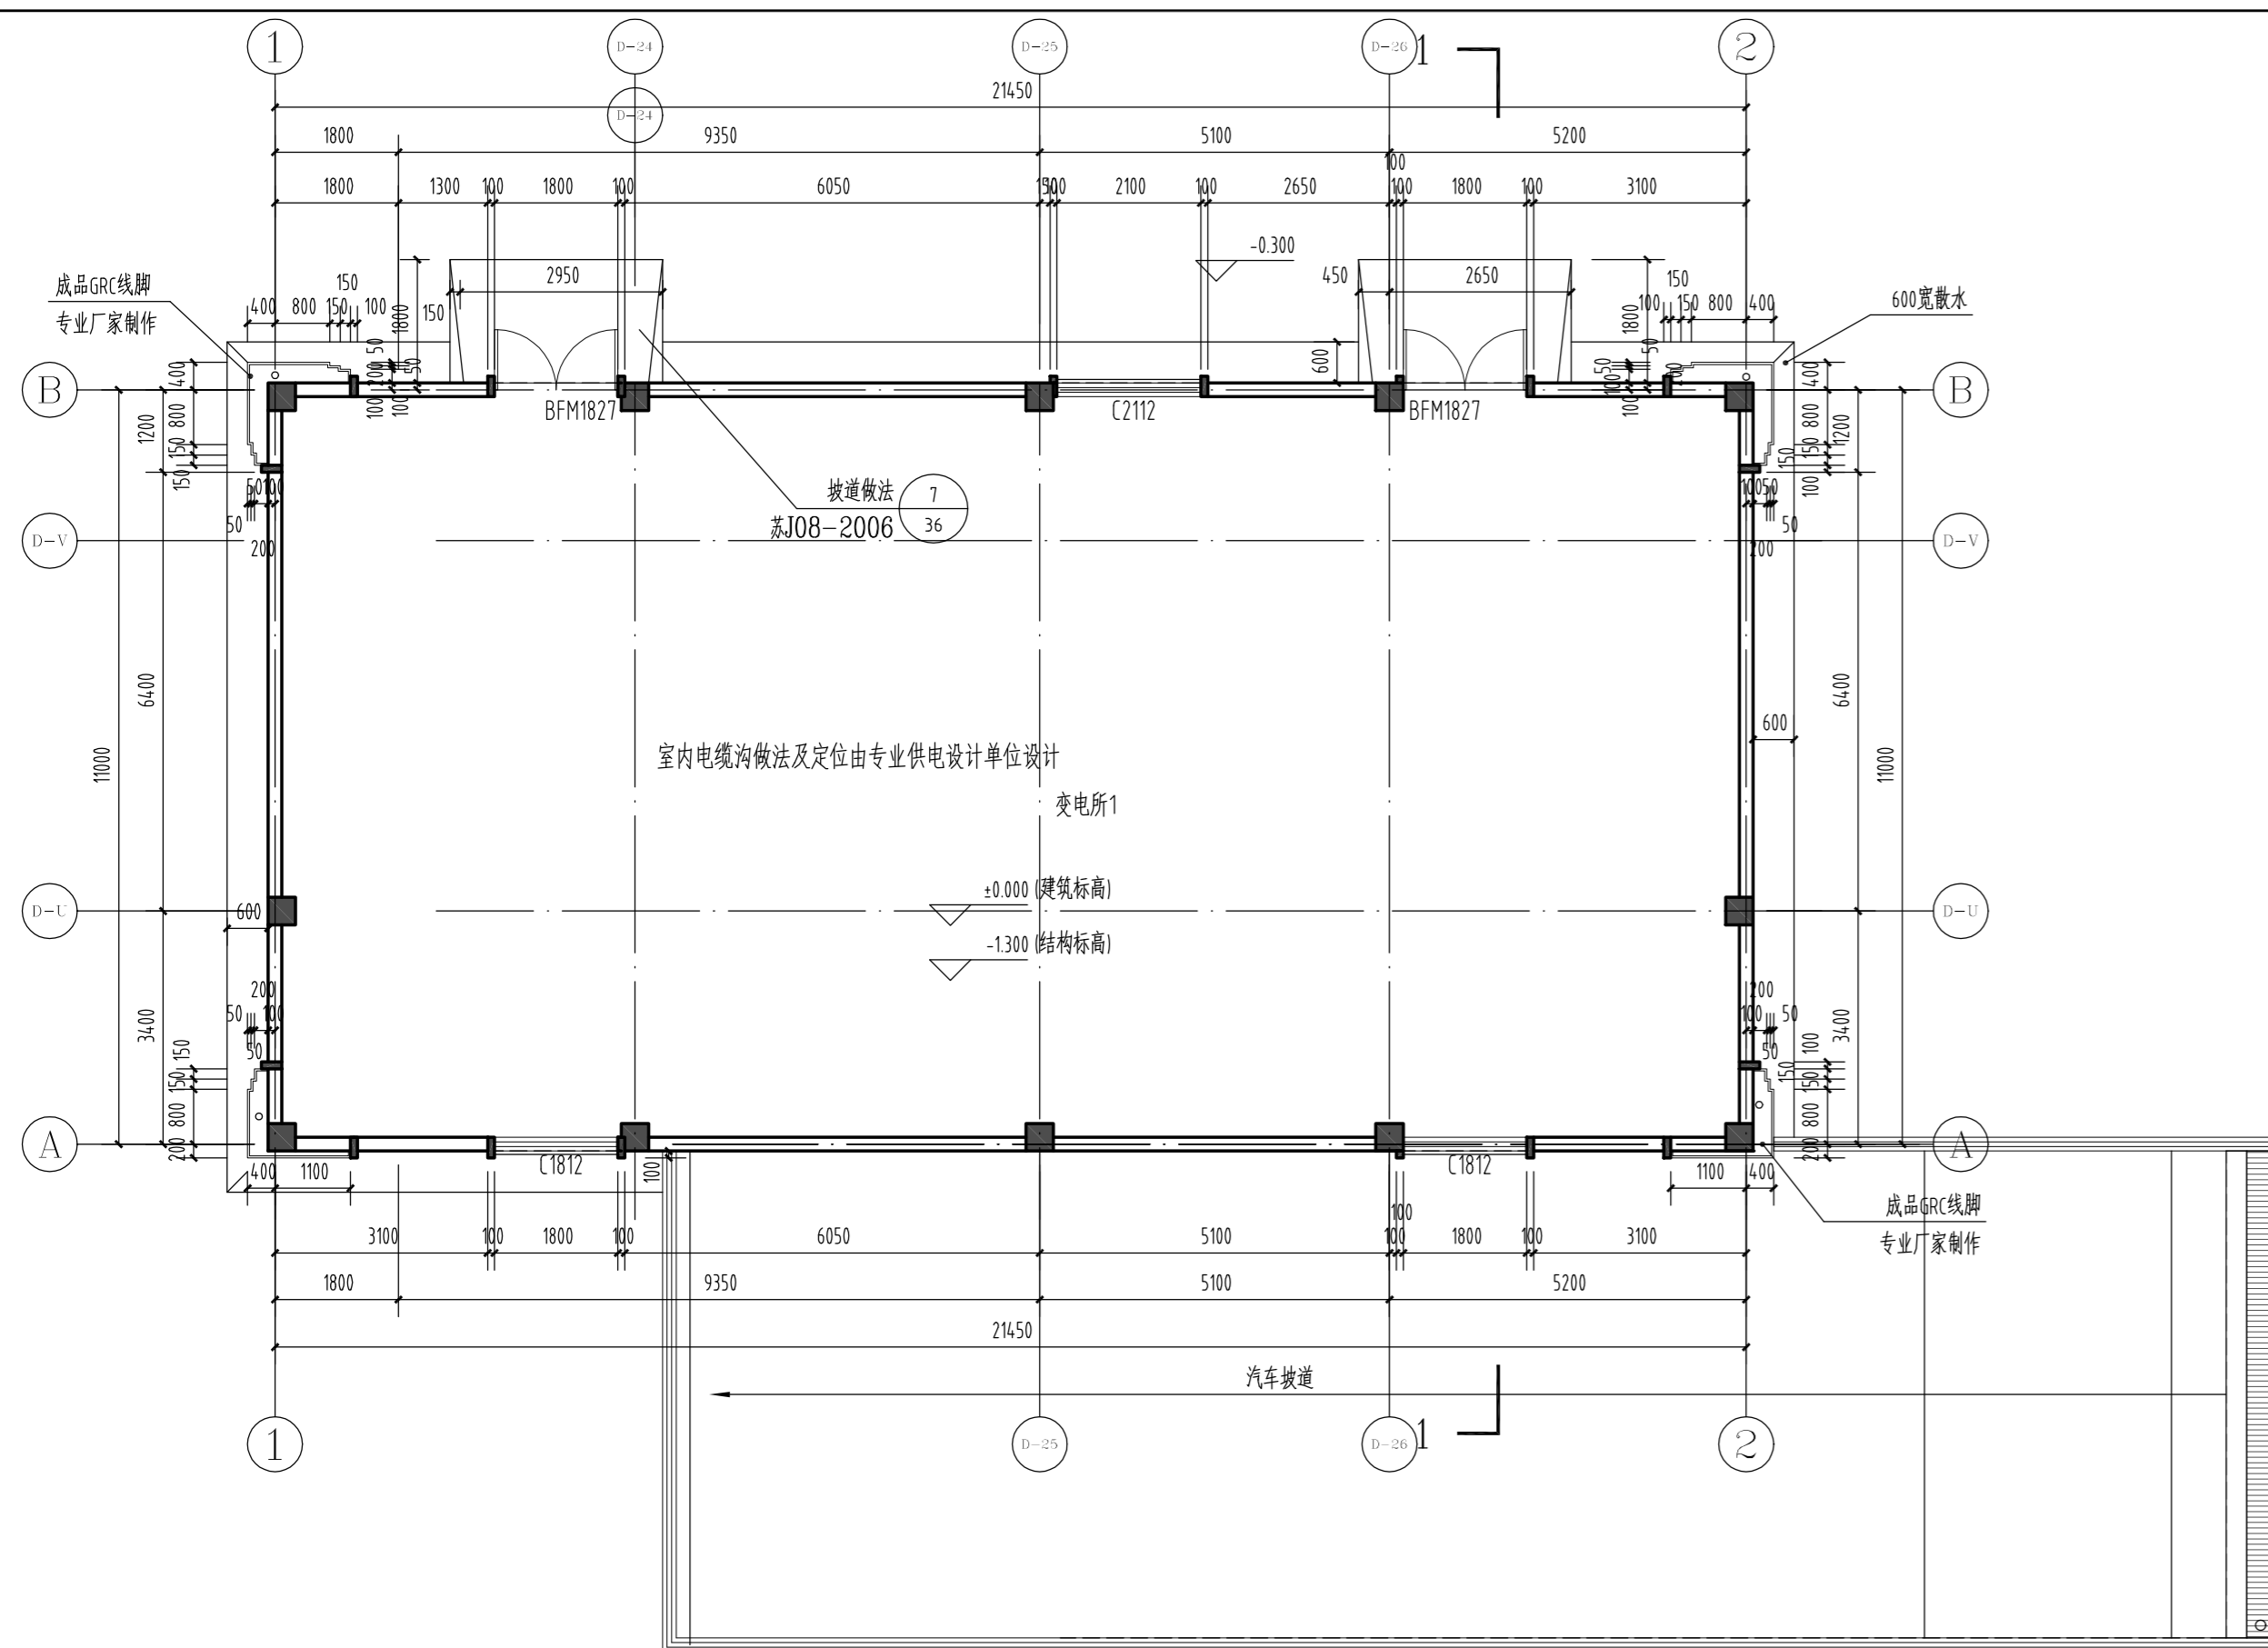


一层平面图 1:100


(建筑面积: 242.48平方米)

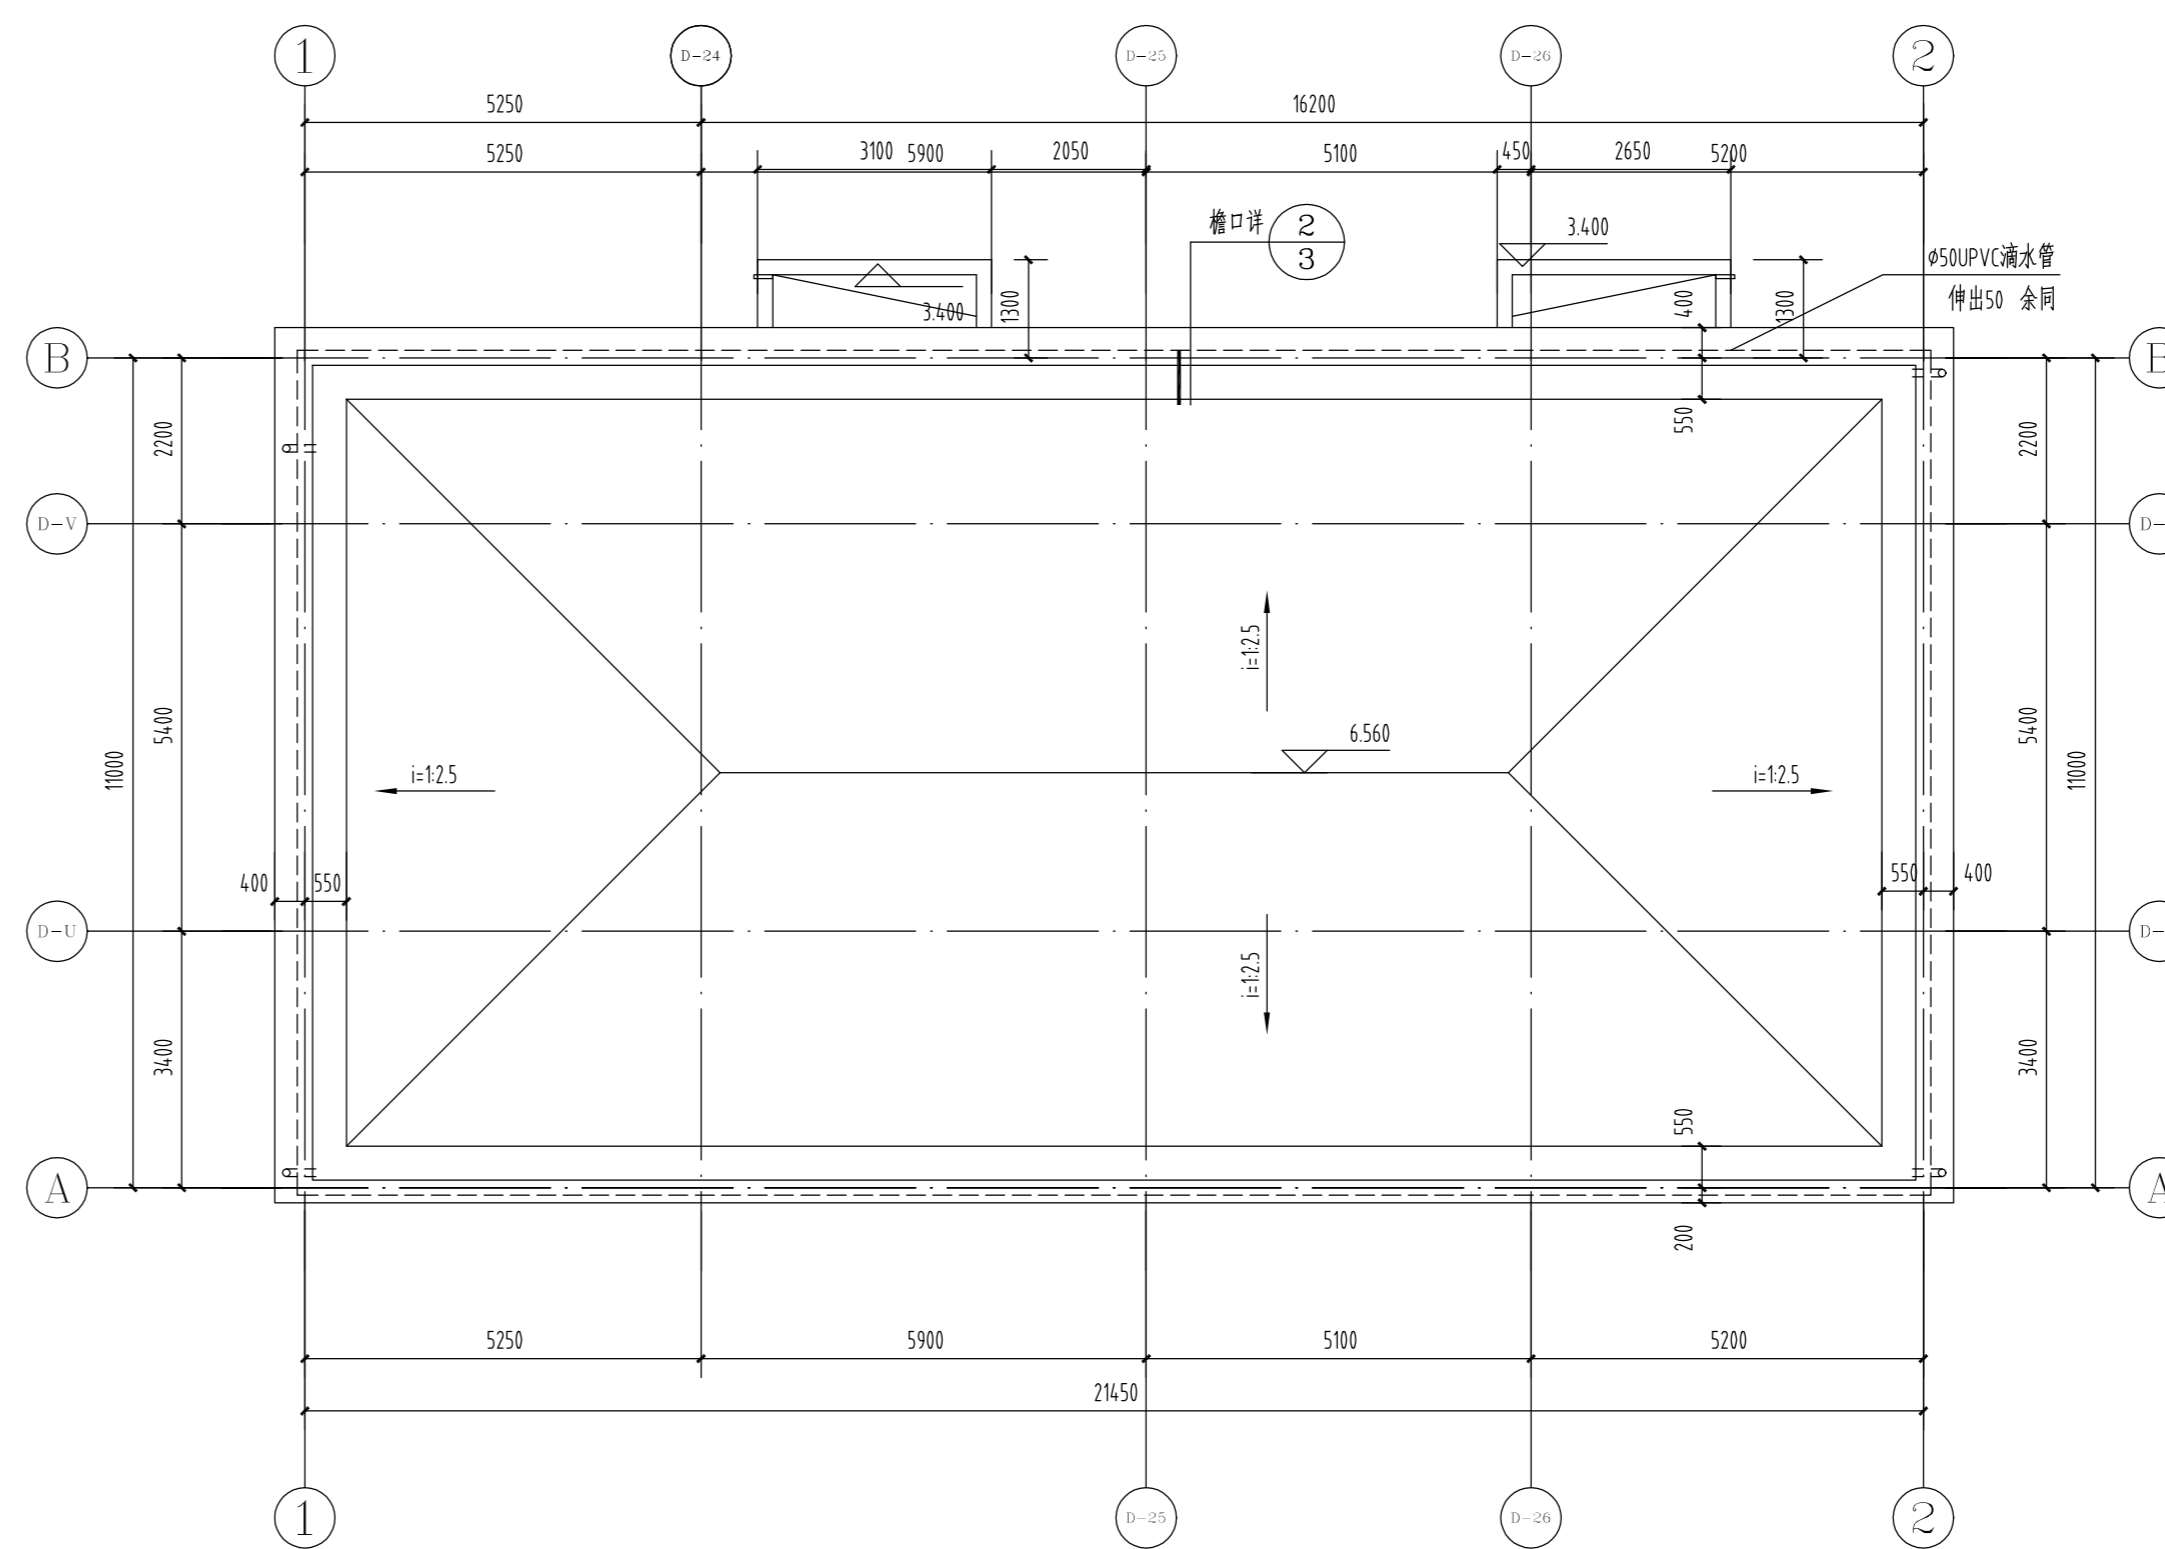


屋顶平面图 1:100

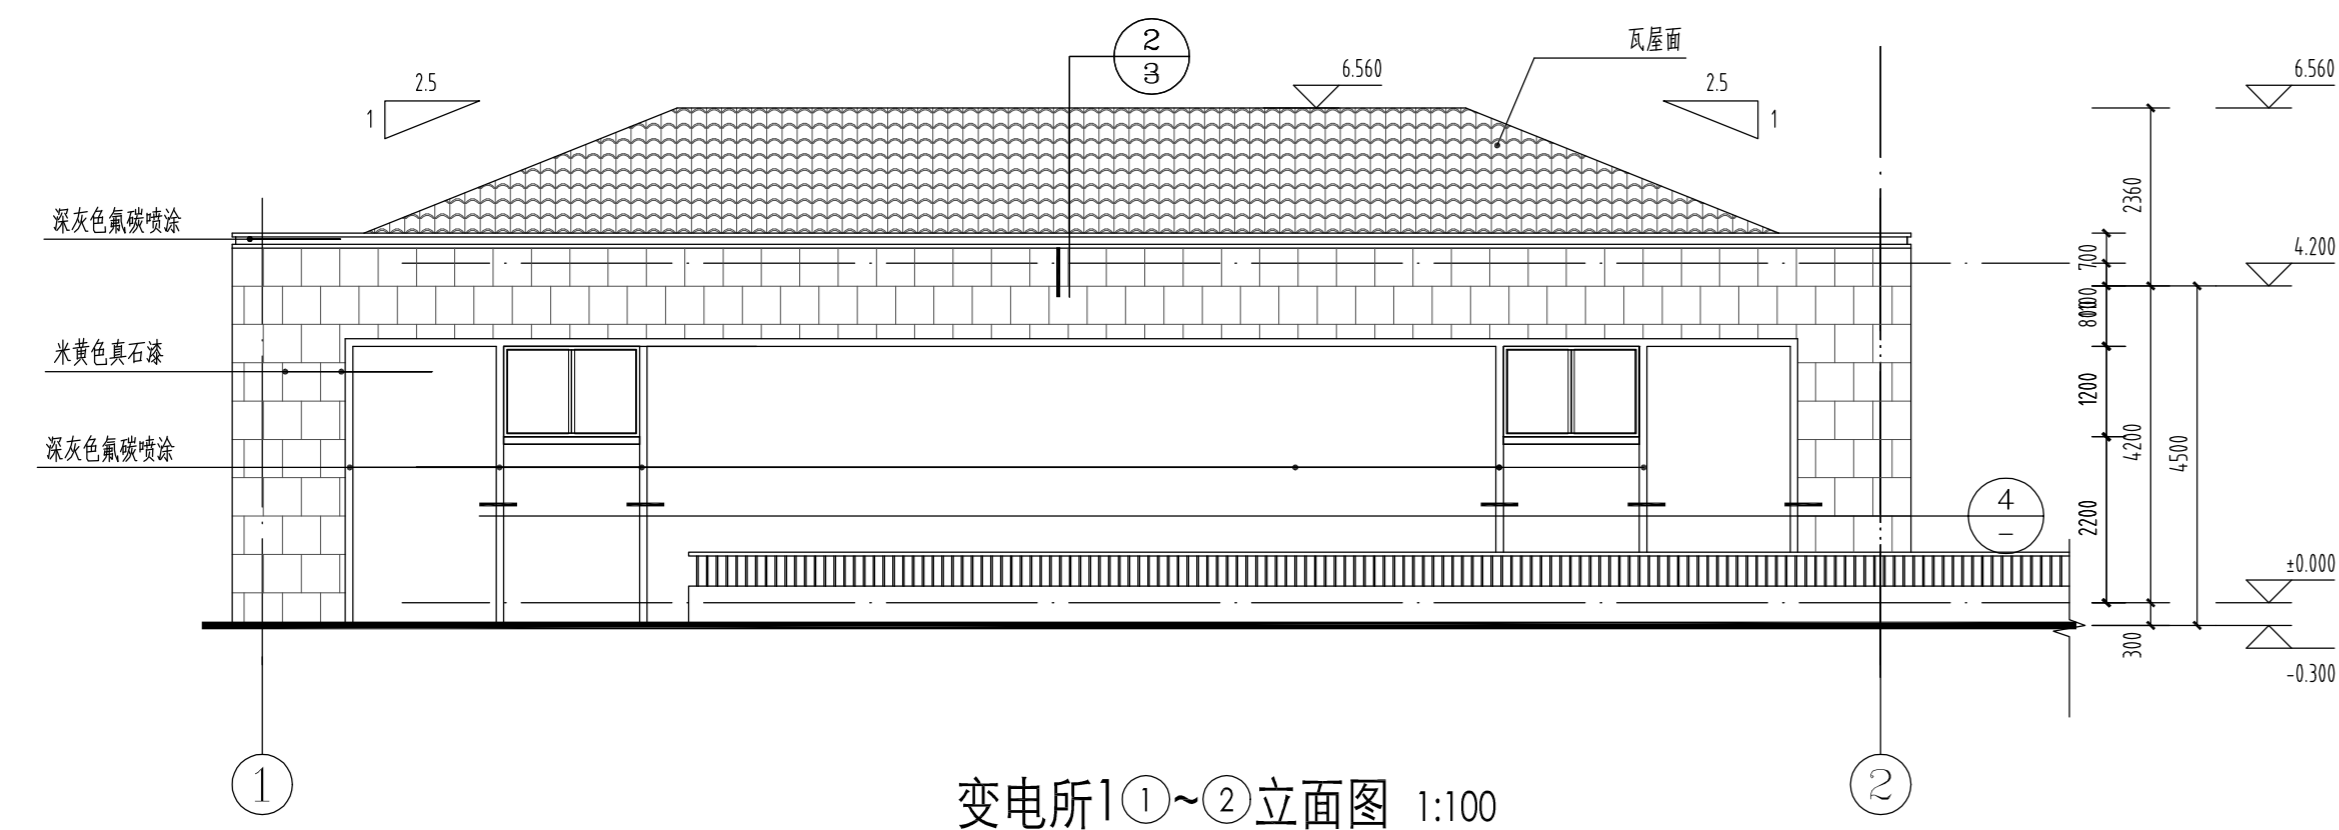


变电所1①~②立面图 1:100

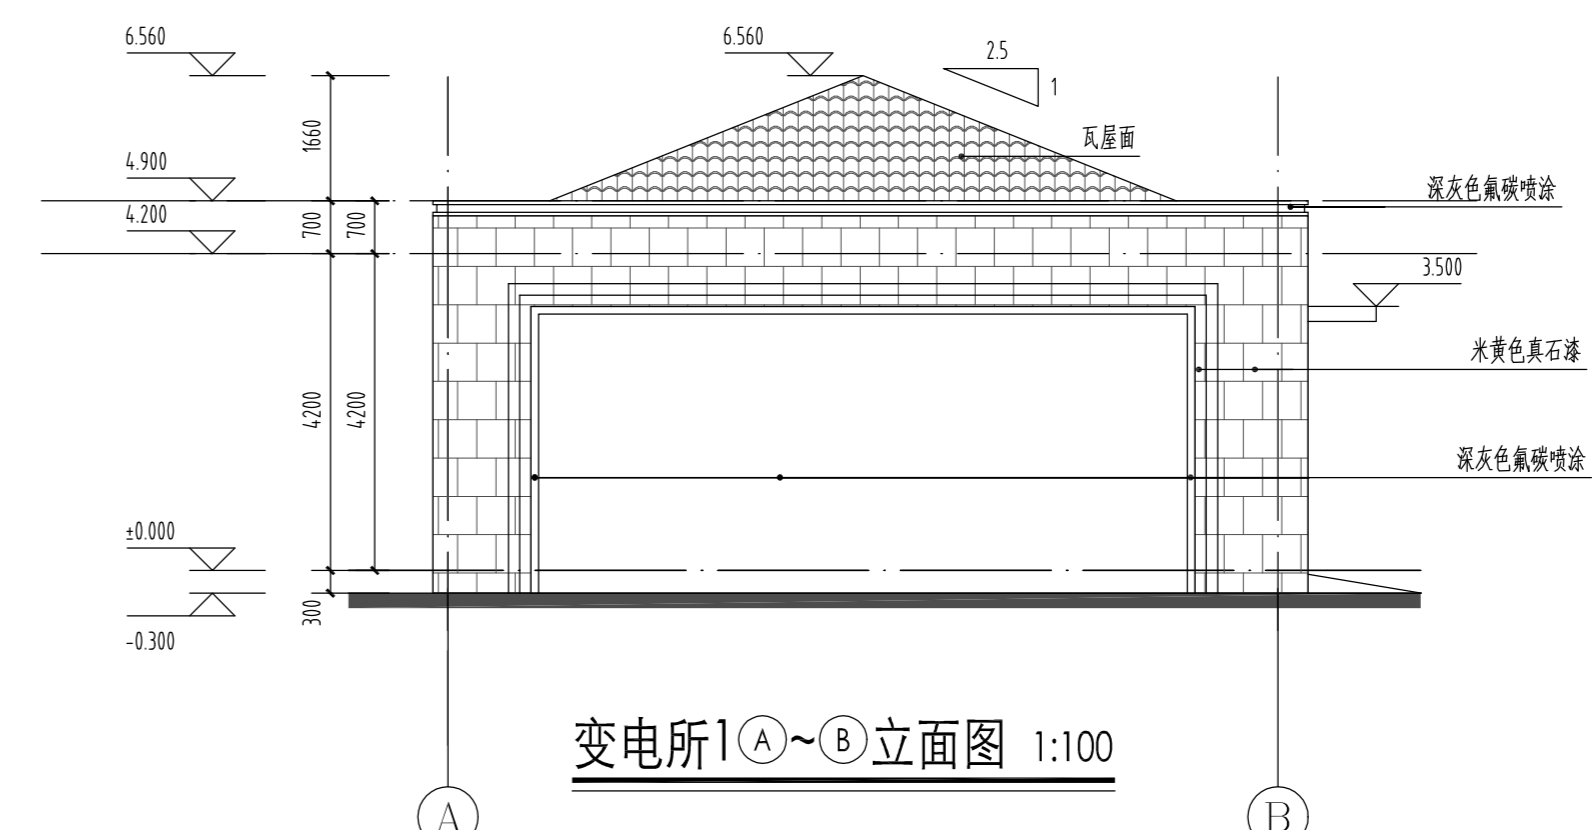

变电所1(A)~(B)立面图 1:100

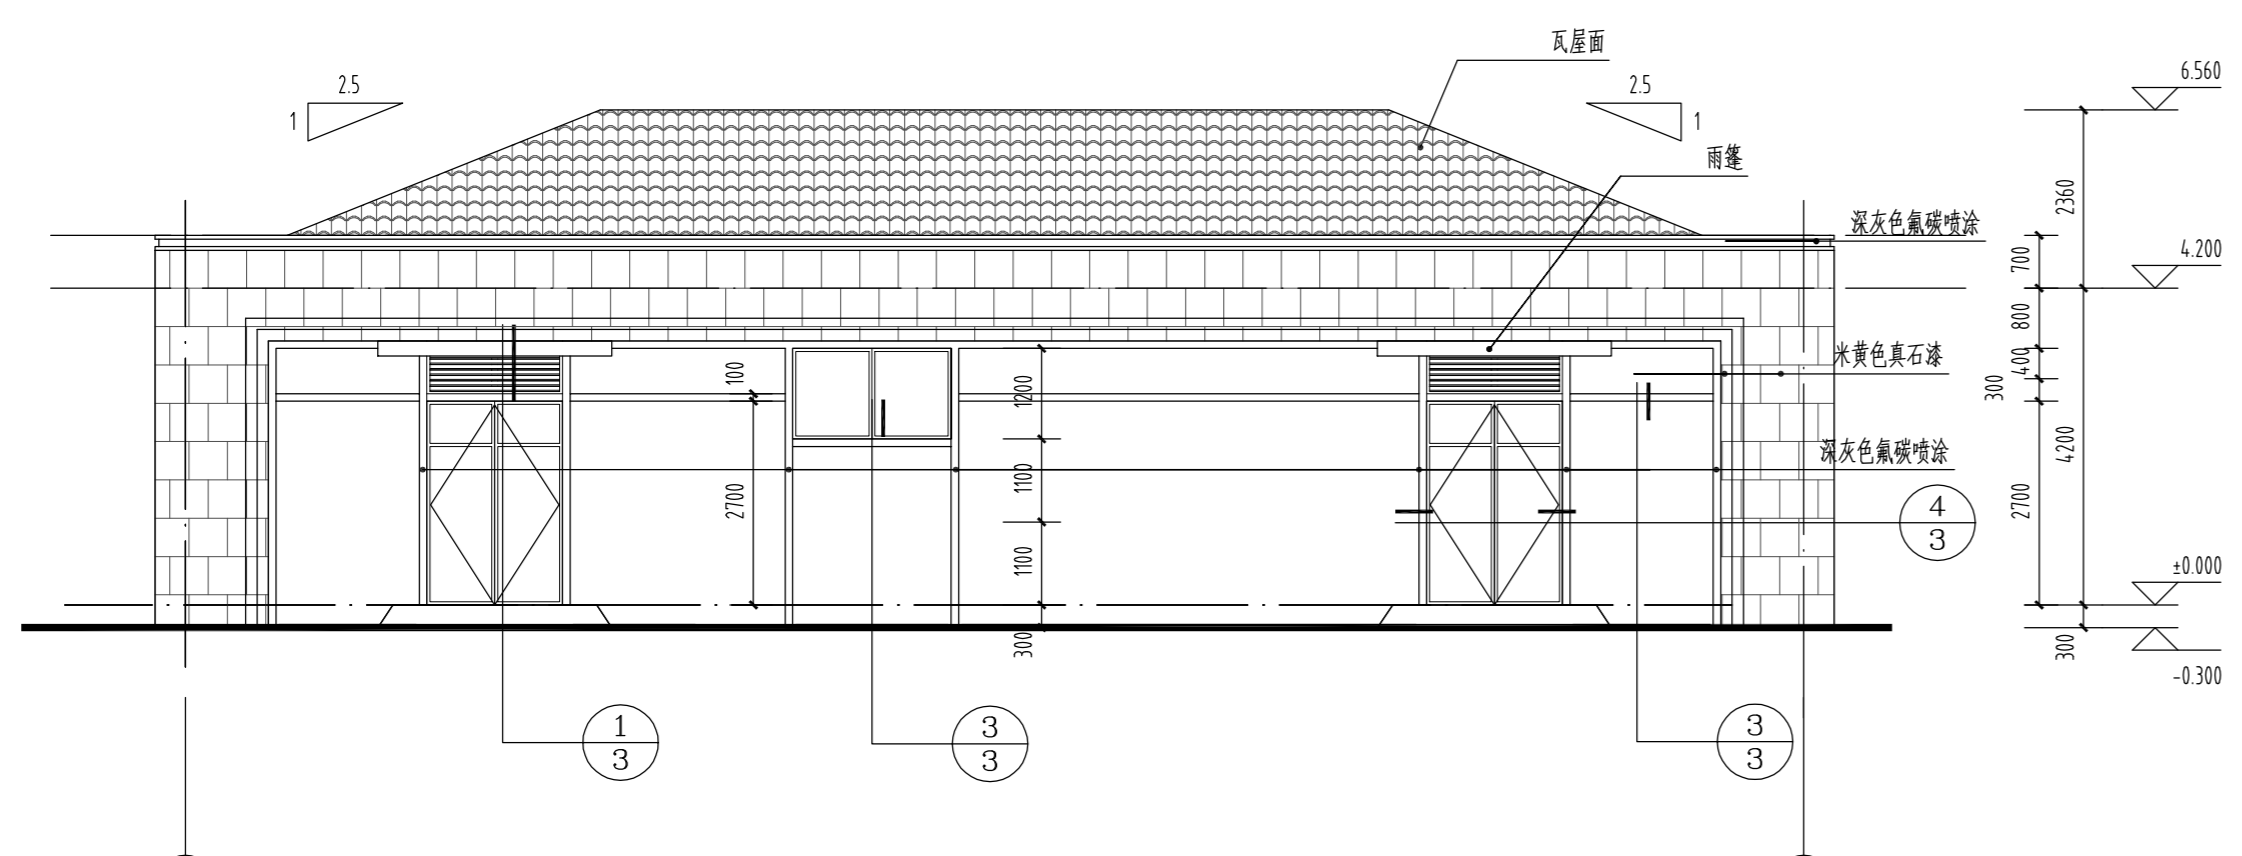

变电所1②~①立面图 1:100

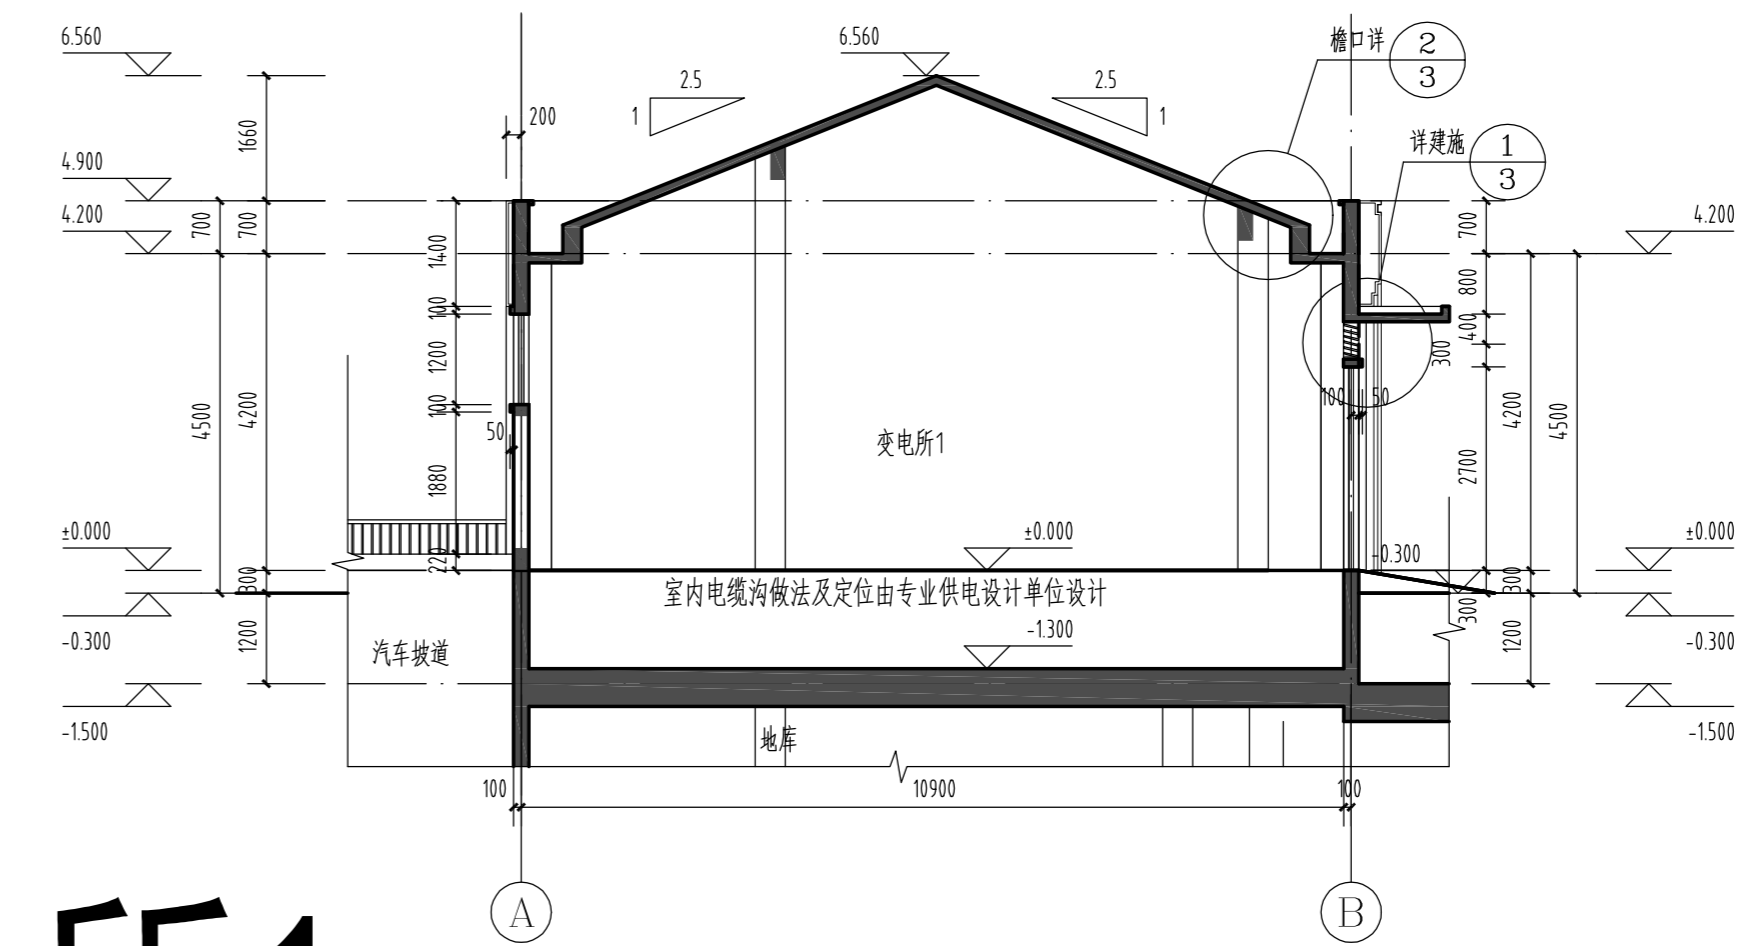

变电所1 1-1剖面图 1:100

拟变更变电所1

出图专用章:
None

注册师签章:
Certified Engineer

会签	
专业	姓名
电气	沈建虹
暖通	杨扬
结构	杨扬
给排水	杨扬
暖通	杨扬
设计	王坤
校对	邵静
方案	邵静

建设单位	无锡中海太湖新城置业有限公司
工程名称	100-2011-88号地块B块 变电所1
图名	一层平面图 屋顶平面图 立面图 1-1剖面图
设计编号	J1-1617
图号	1
版次	3
日期	2017.10



无锡市城归设计有限责任公司

WUXI CHENGGUI DESIGNING
INSTITUTE CO., LTD

国家建筑行业(建筑工程)甲级证书: A132017294


NATIONAL ARCHITECTURAL DESIGN LICENSE: NO. A132017294

国家风景园林工程设计专项甲级证书: A132017294

NATIONAL LANDSCAPE ARCHITECTURE DESIGN LICENSE: NO. A132017294


国家古建筑修缮保护证书: 文物内字[2015]03008

NATIONAL HERITAGE BUILDING RENOVATION & PRESERVATION LICENSE: NO. 03008

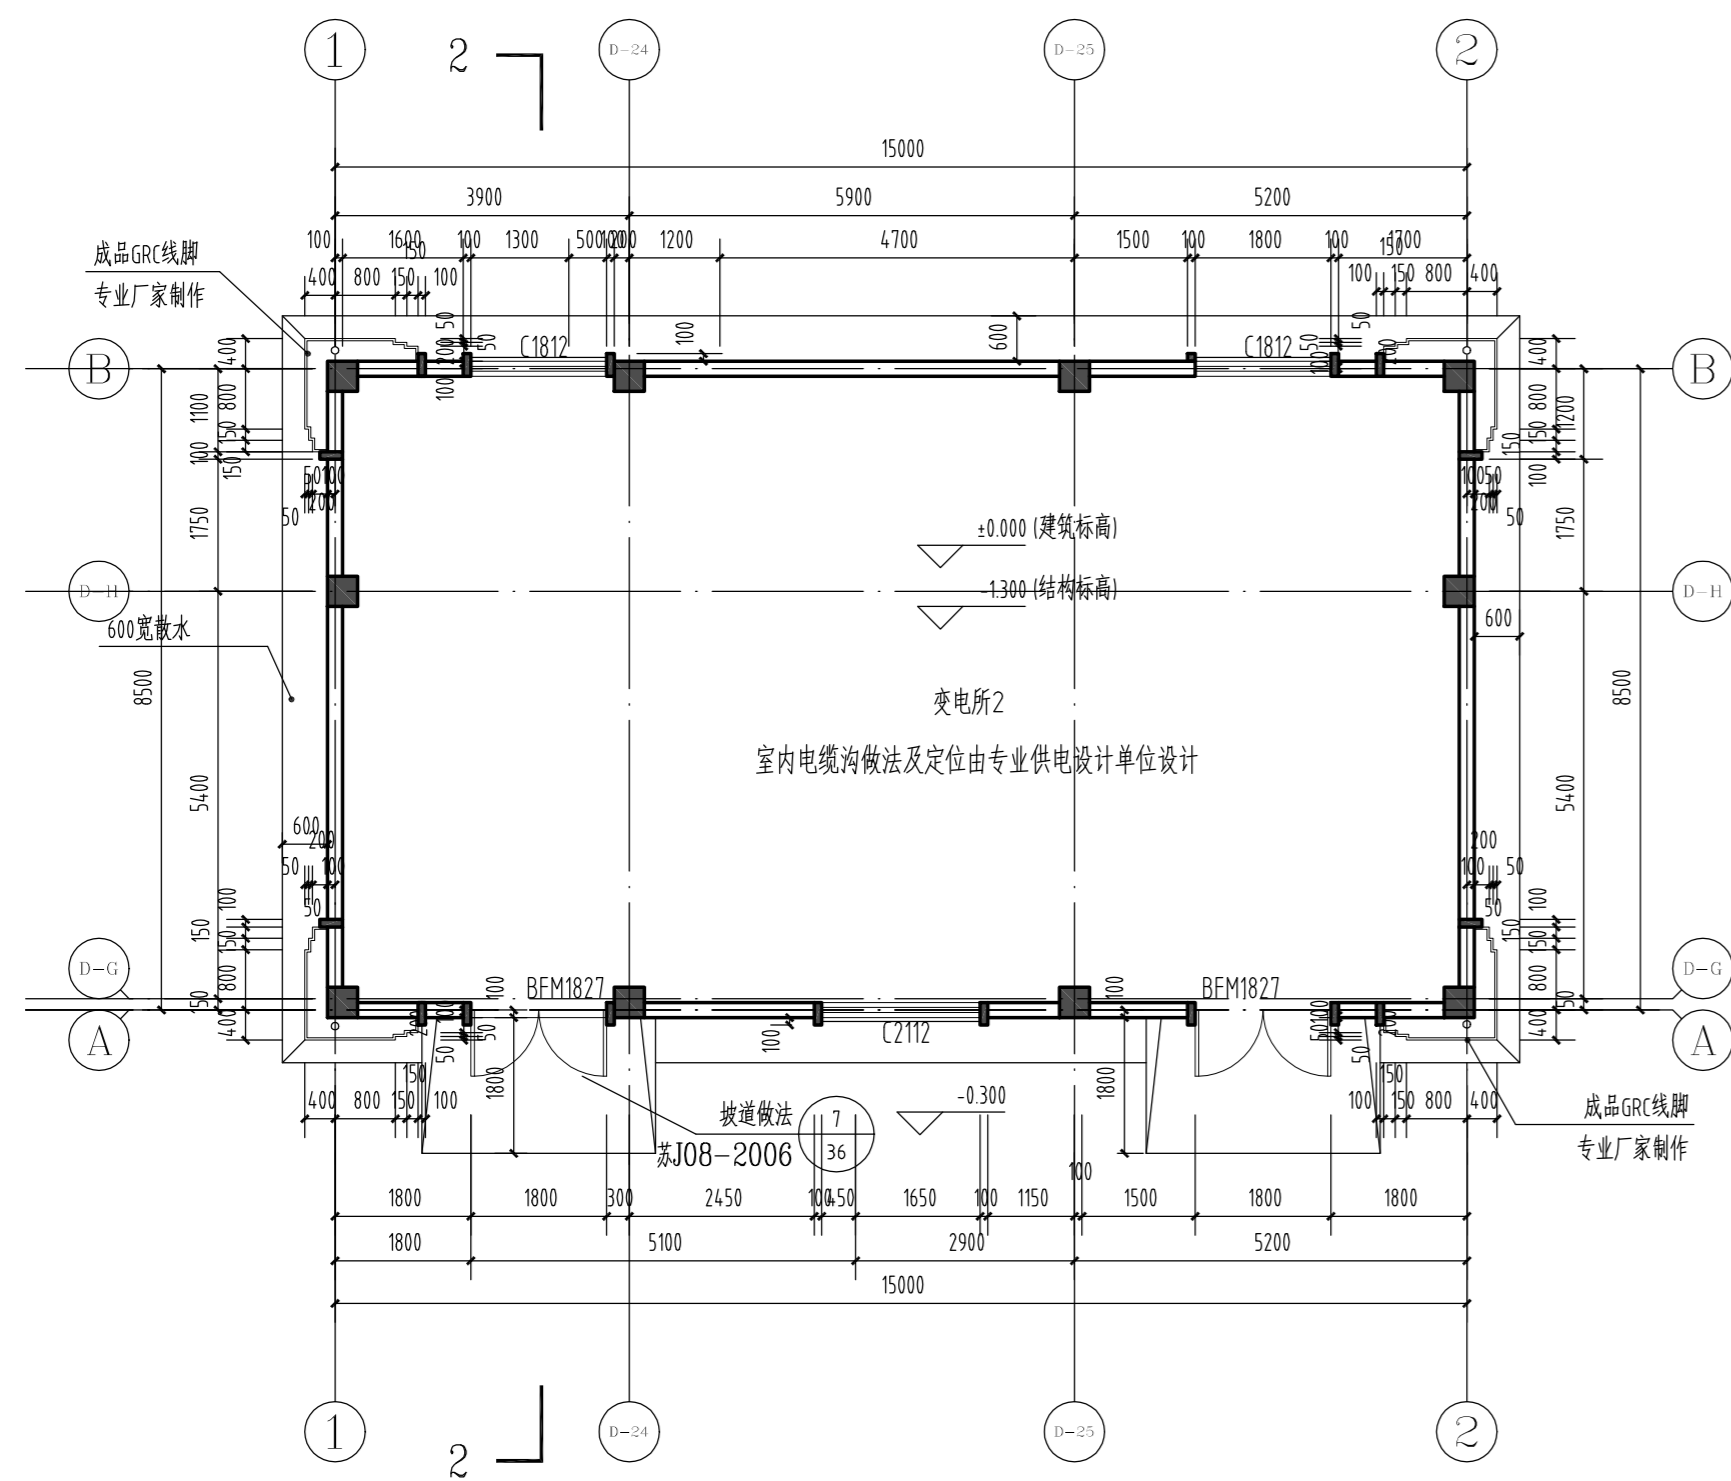


一层平面图 1:100


(建筑面积: 132.24平方米)

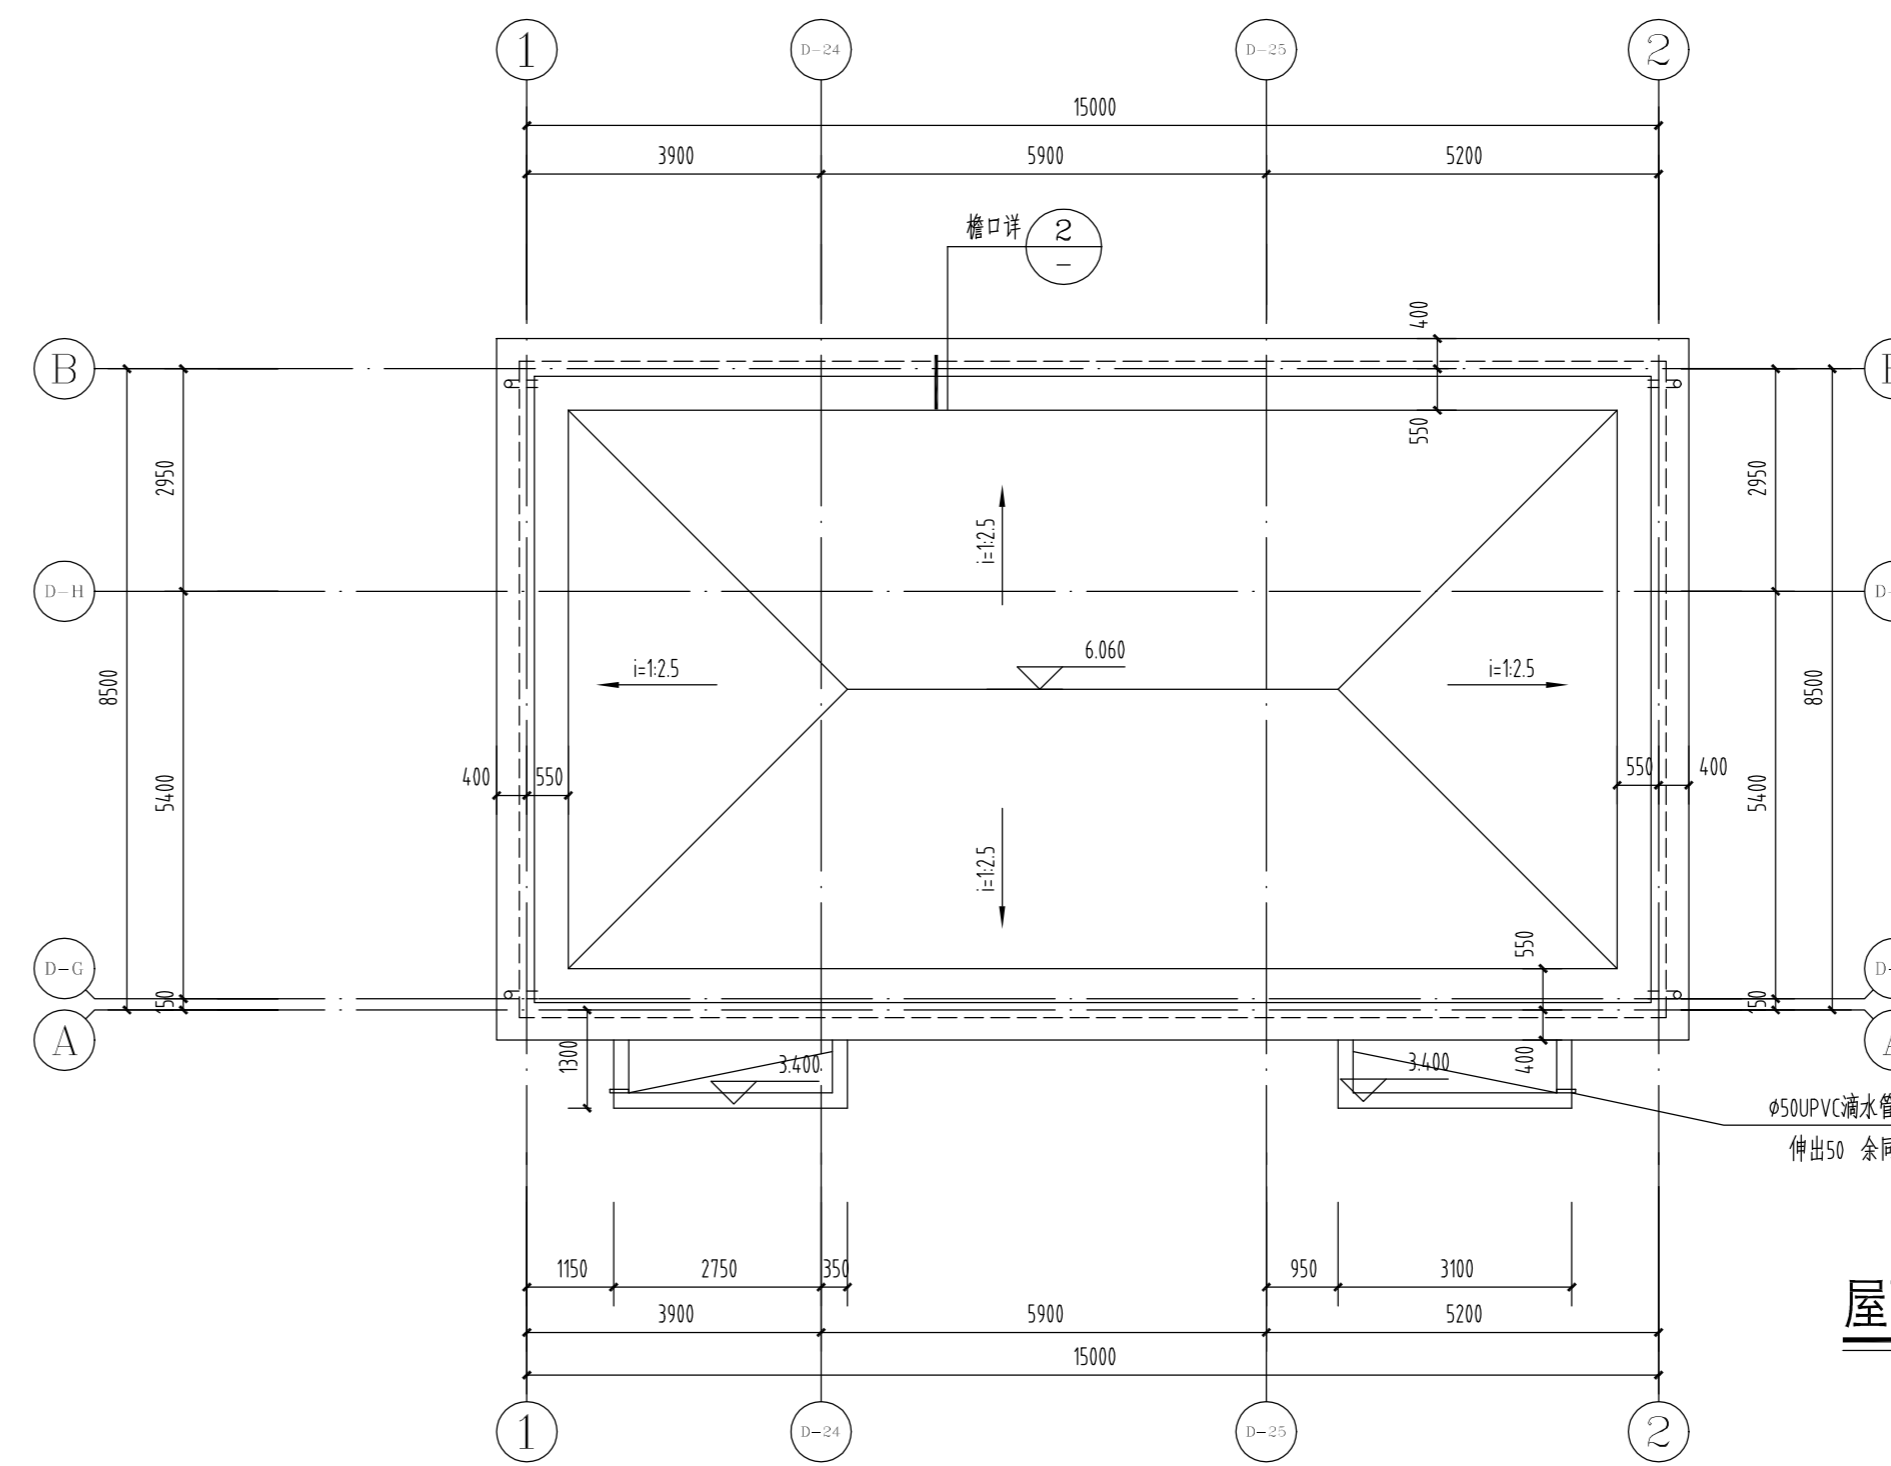


屋顶平面图 1:100

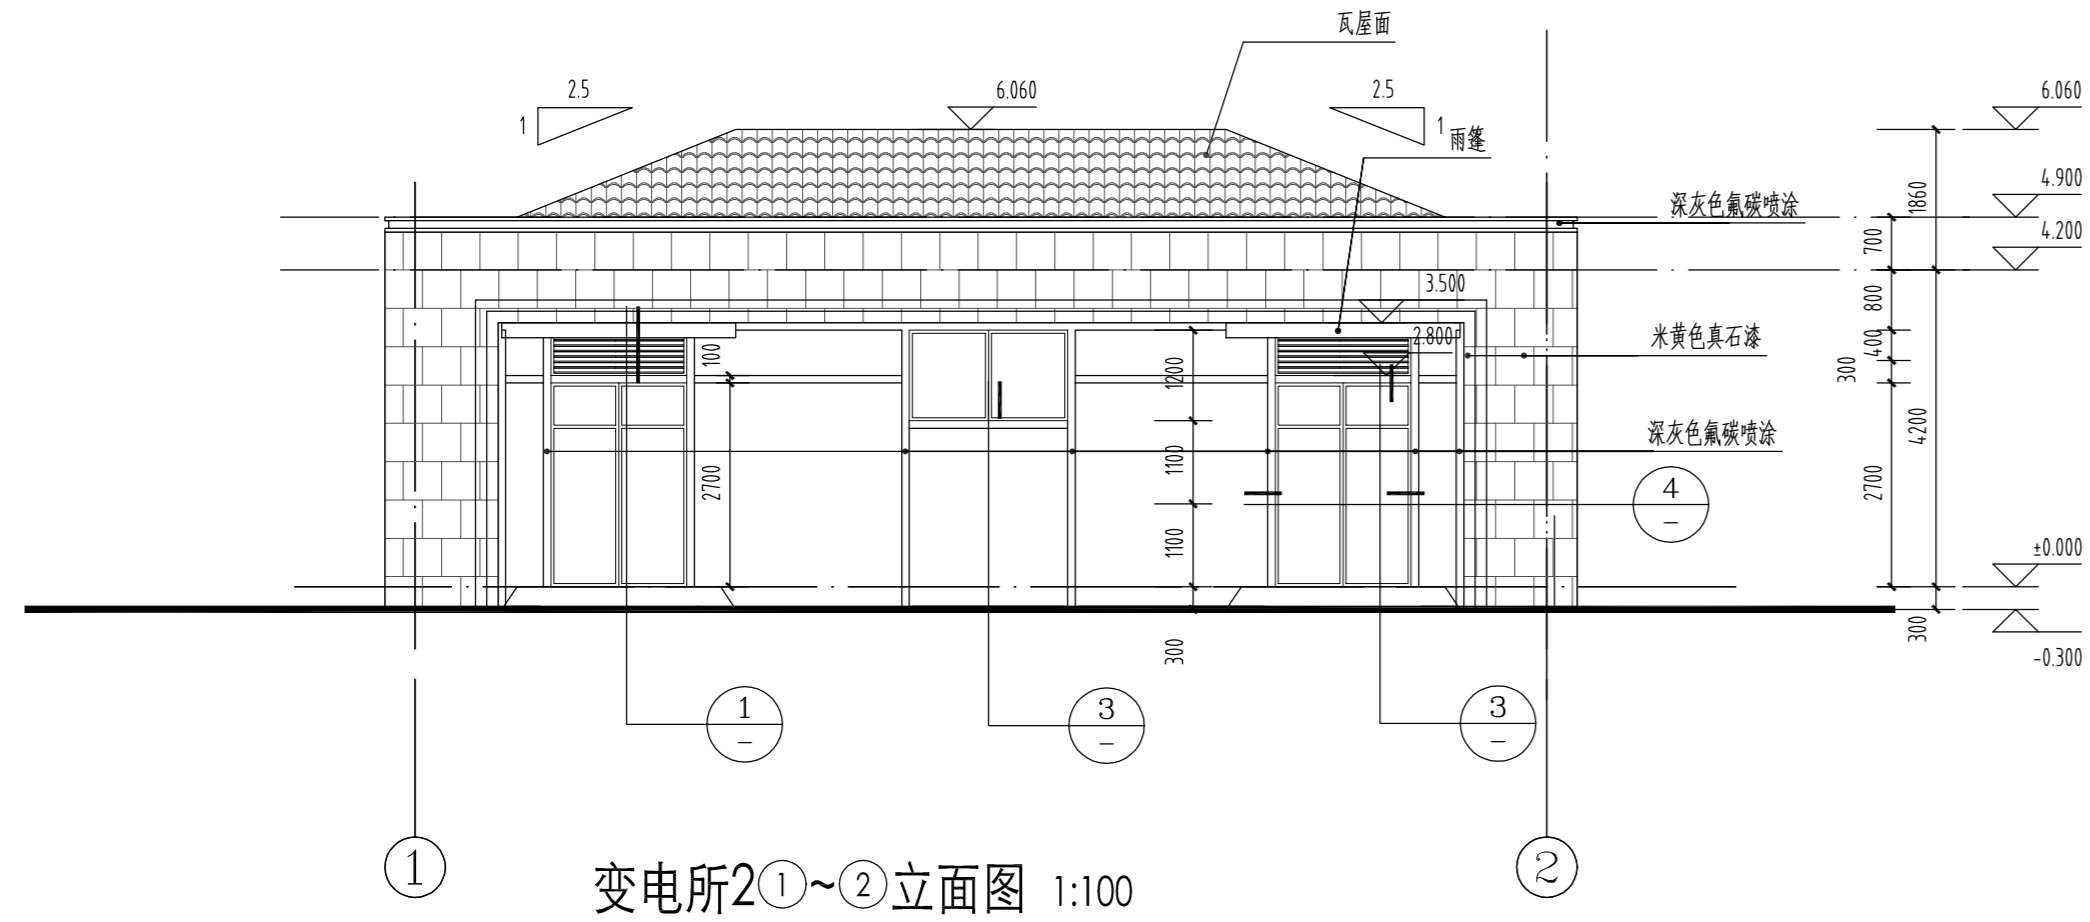


变电所2①~②立面图 1:100

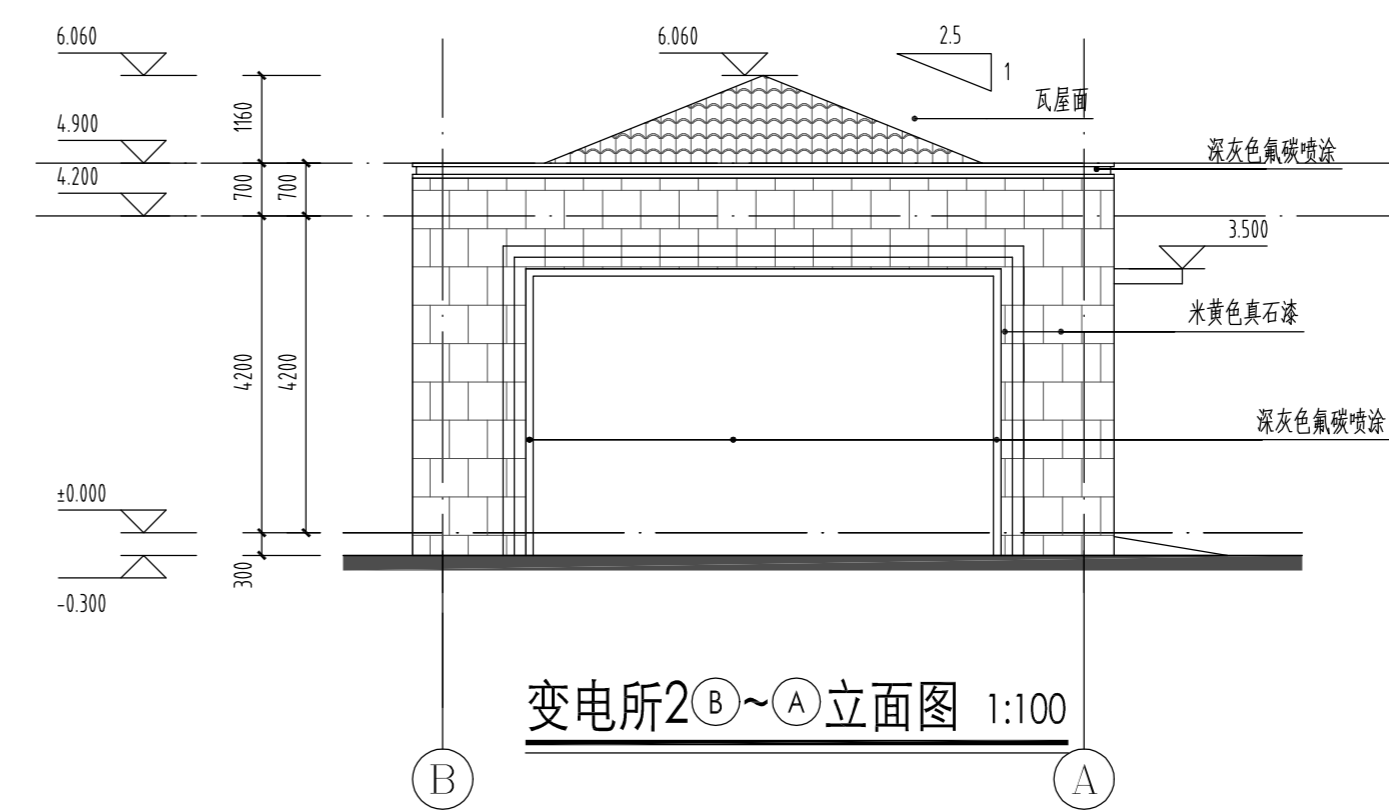

变电所2②~①立面图 1:100

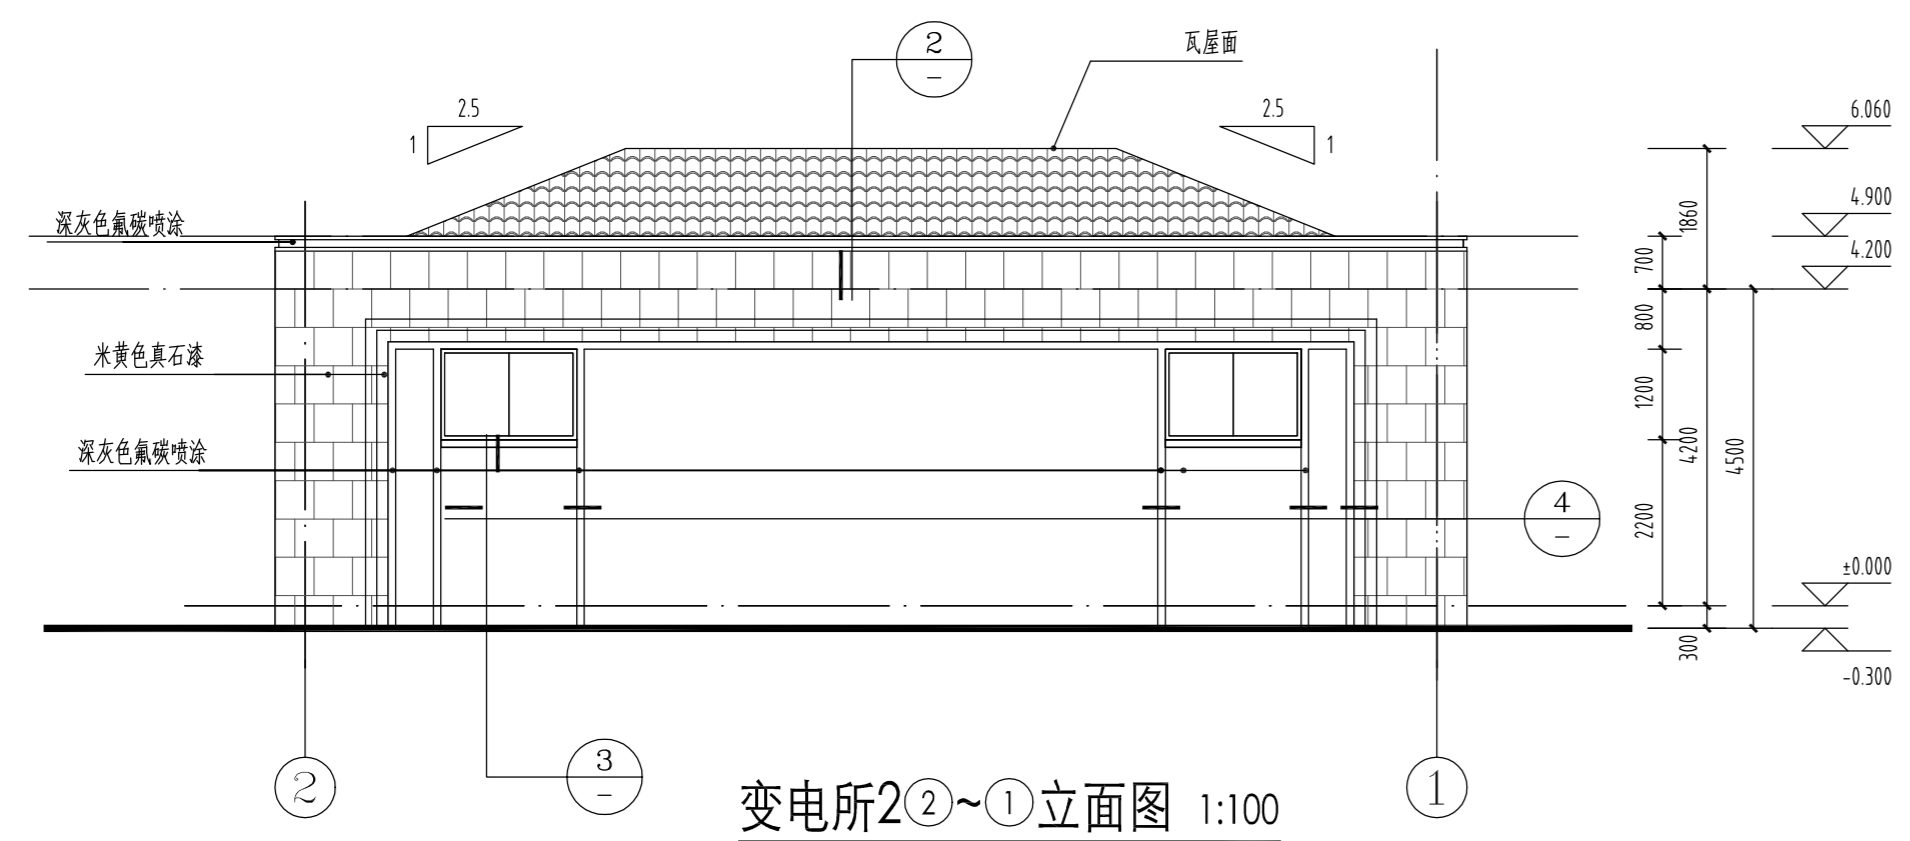

变电所2②~①立面图 1:100

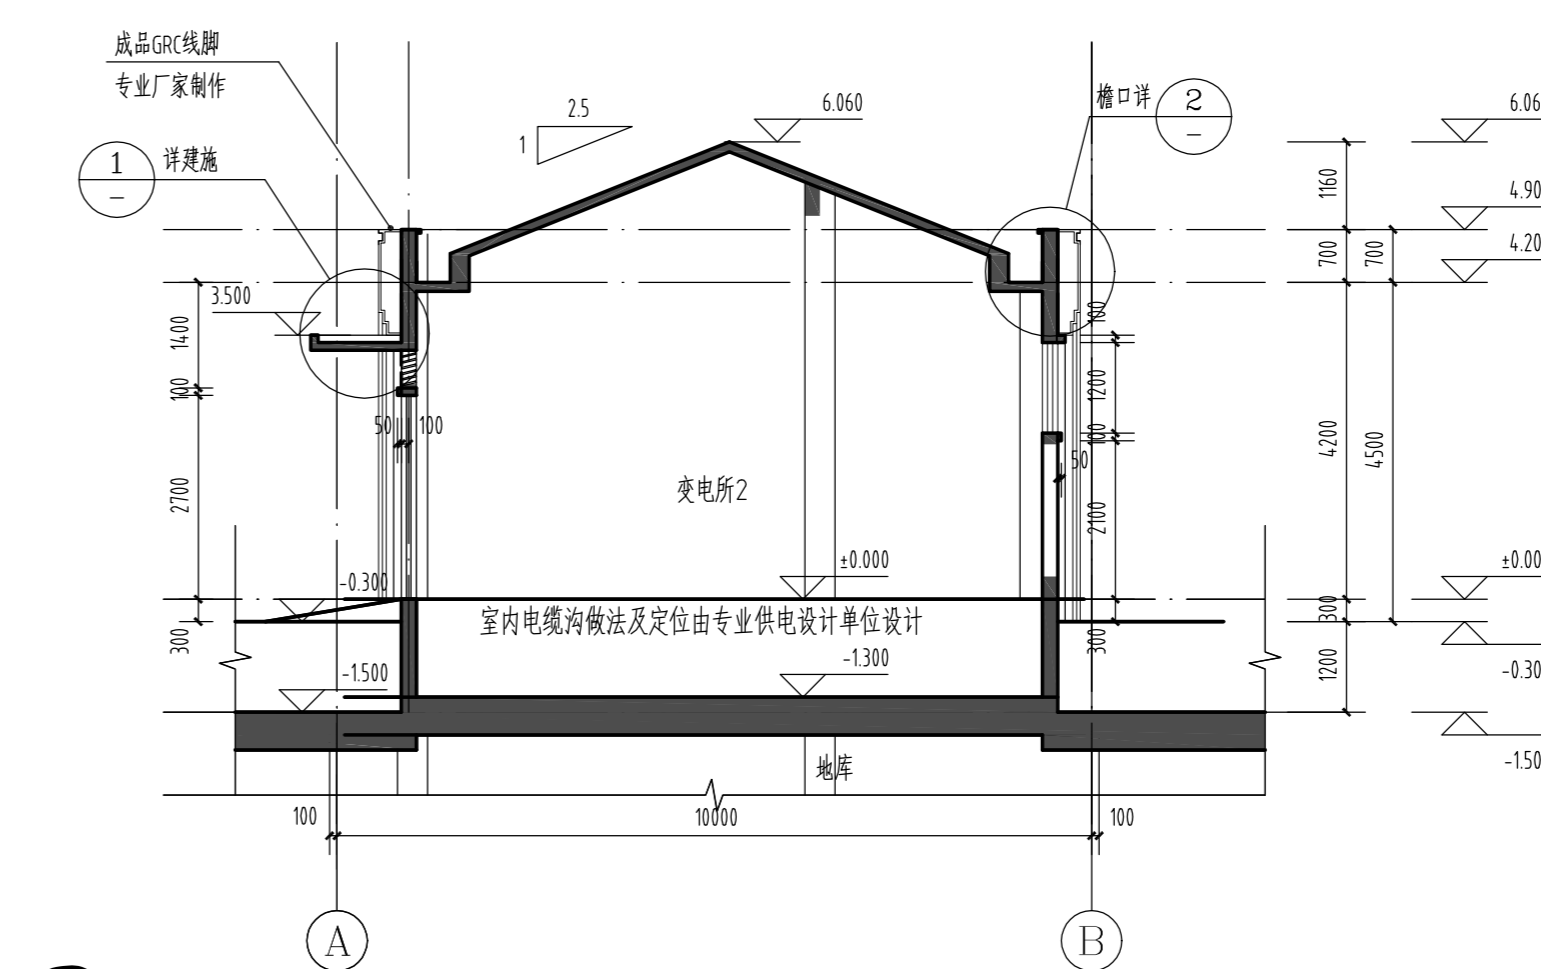

变电所2 2-2剖面图 1:100

拟变更变电所2

出图专用章:

None

注册师签章:

None

会签	
NO.	姓名
1	电气
2	采暖通风
3	结构
4	绿化
5	给排水
6	暖通
7	人防
8	其他

批准	沈建虹
审定	杨扬
项目负责	杨扬
专业负责	杨扬
审核	王坤
校对	王坤
设计	邵静
方案设计	邵静

建设单位	无锡中南太湖新城置业有限公司
CLIENT	
工程名称	10G-2011-88号地块 变电所2
PROJECT	
图名	一层平面图 屋顶平面图 立面图 1-1剖面图
TITLE	
设计编号	J1-1617
PROJECT No.	
图别	建筑
图号	2
版次	3
DATE	2017.10